
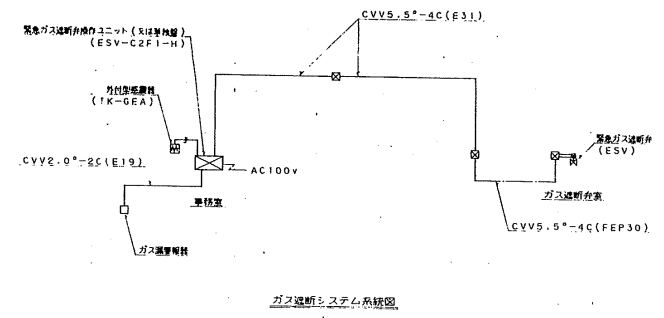



図面	大図番号	頁数
番号	20133709	2
建物名	敷島公園温水プール	
階	階	1/500

TAFE BOARD TF A1

20-33709-2

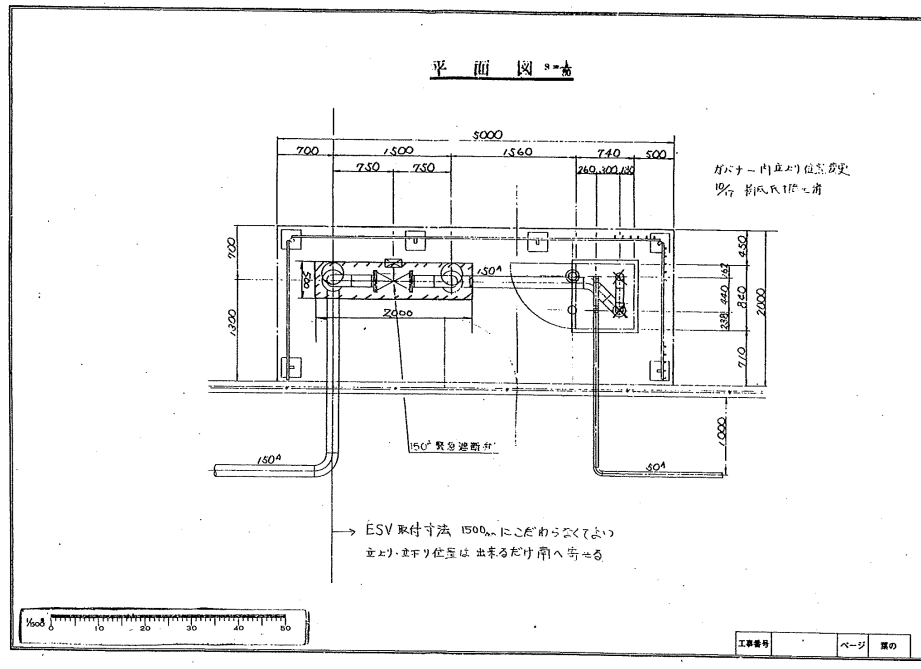

図面内容 給排水・給湯配管設備 ガス配管引込み図 (1)	図面番号	P-009
	階	衛生設備
縮尺	1:500	

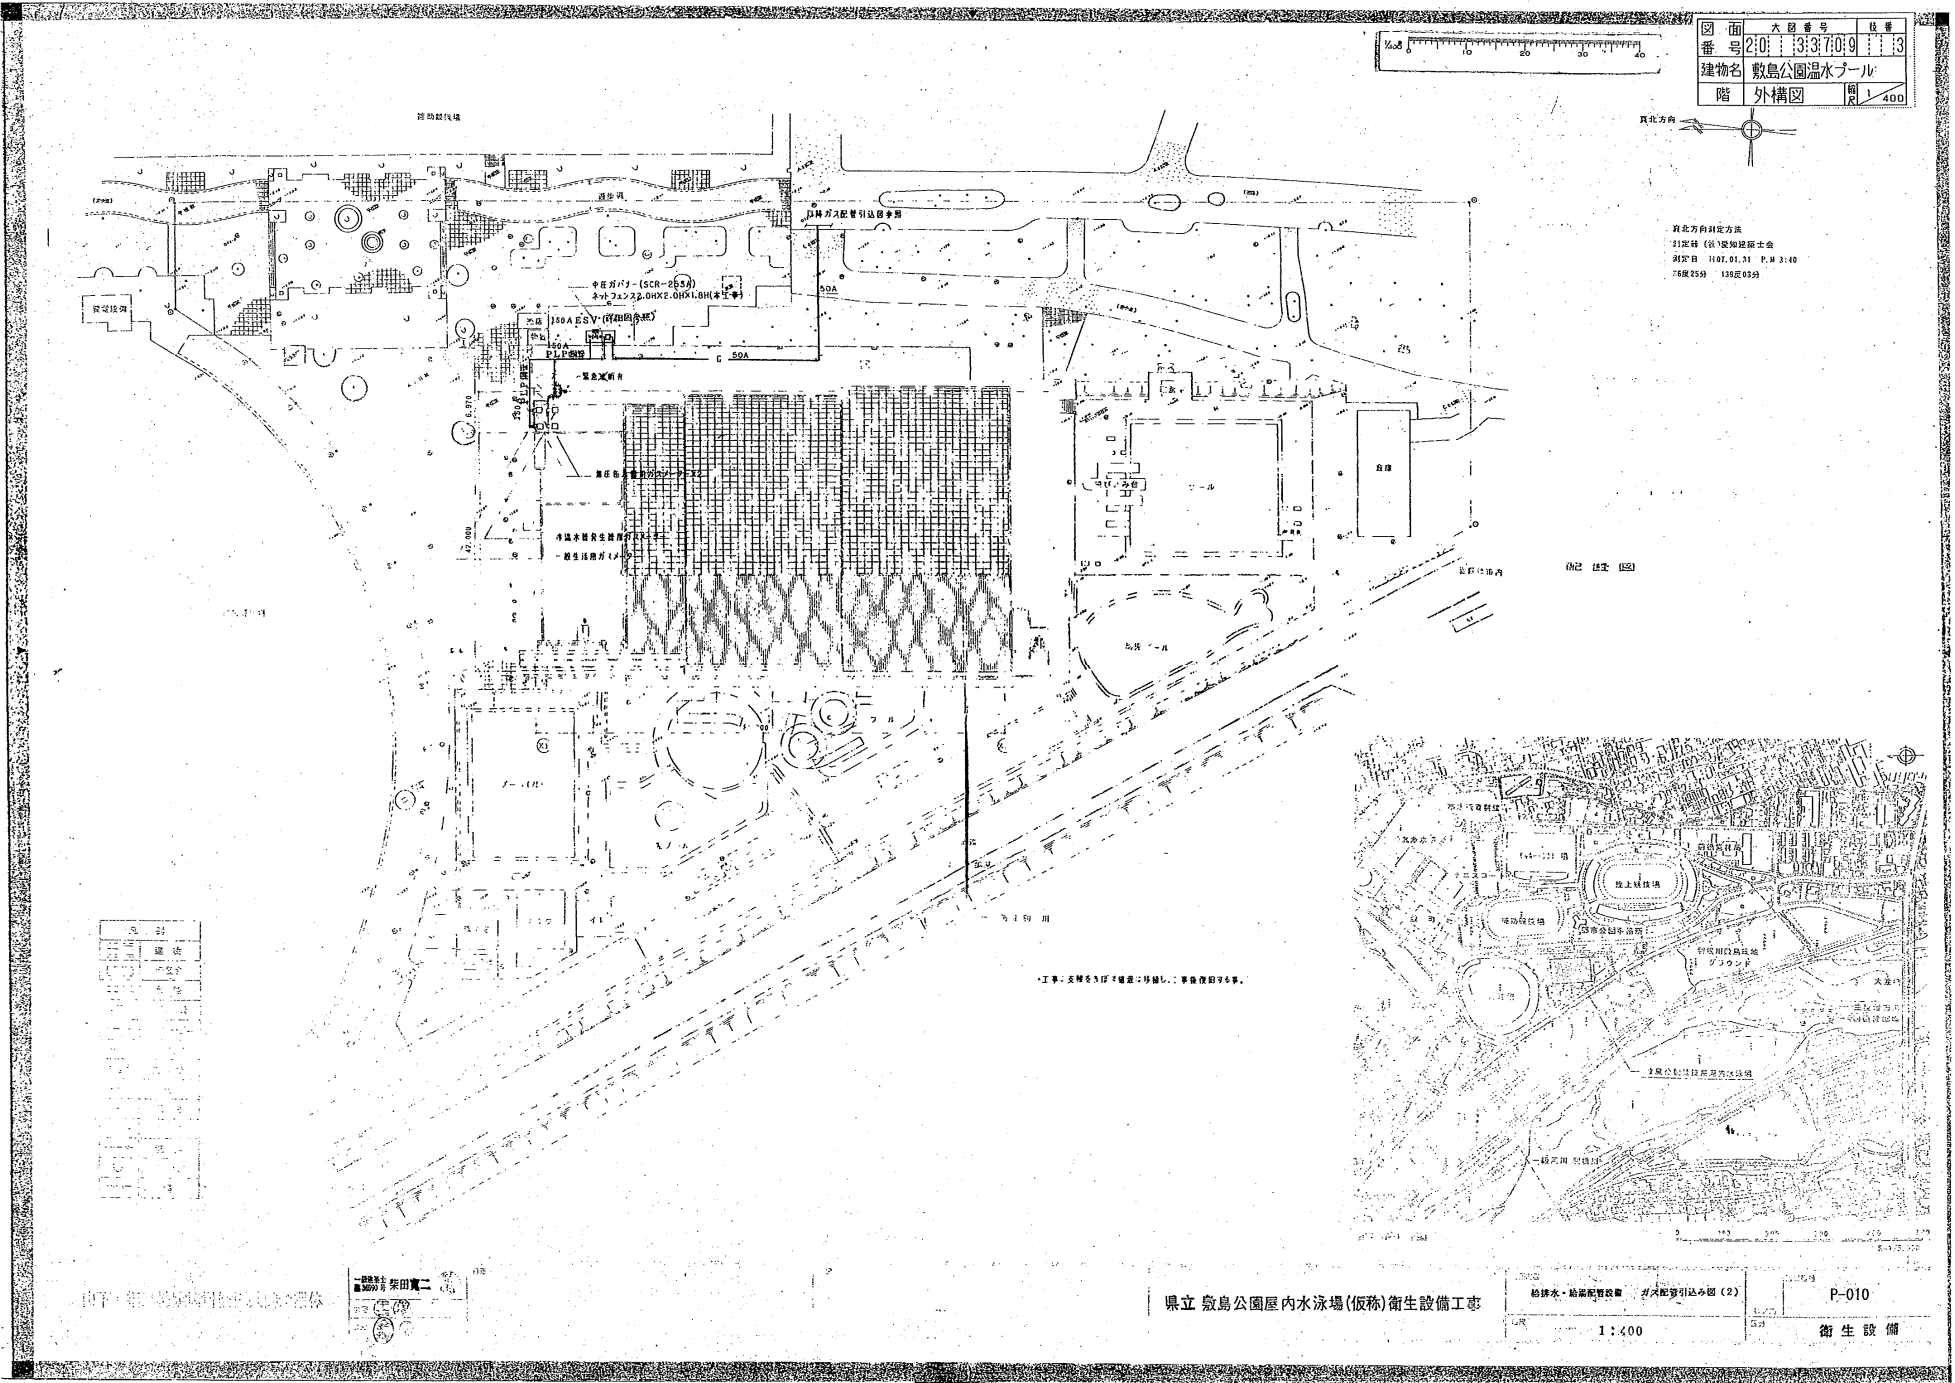

Tape Board TF A1

20-33709-3