


TAPE BOARD TF A1


20-33709-2

図面番号	大図番号	頁番
2:0:13:3:7:0:9	1	12
建物名	階	配置図
敷島公園温水プール		1/500


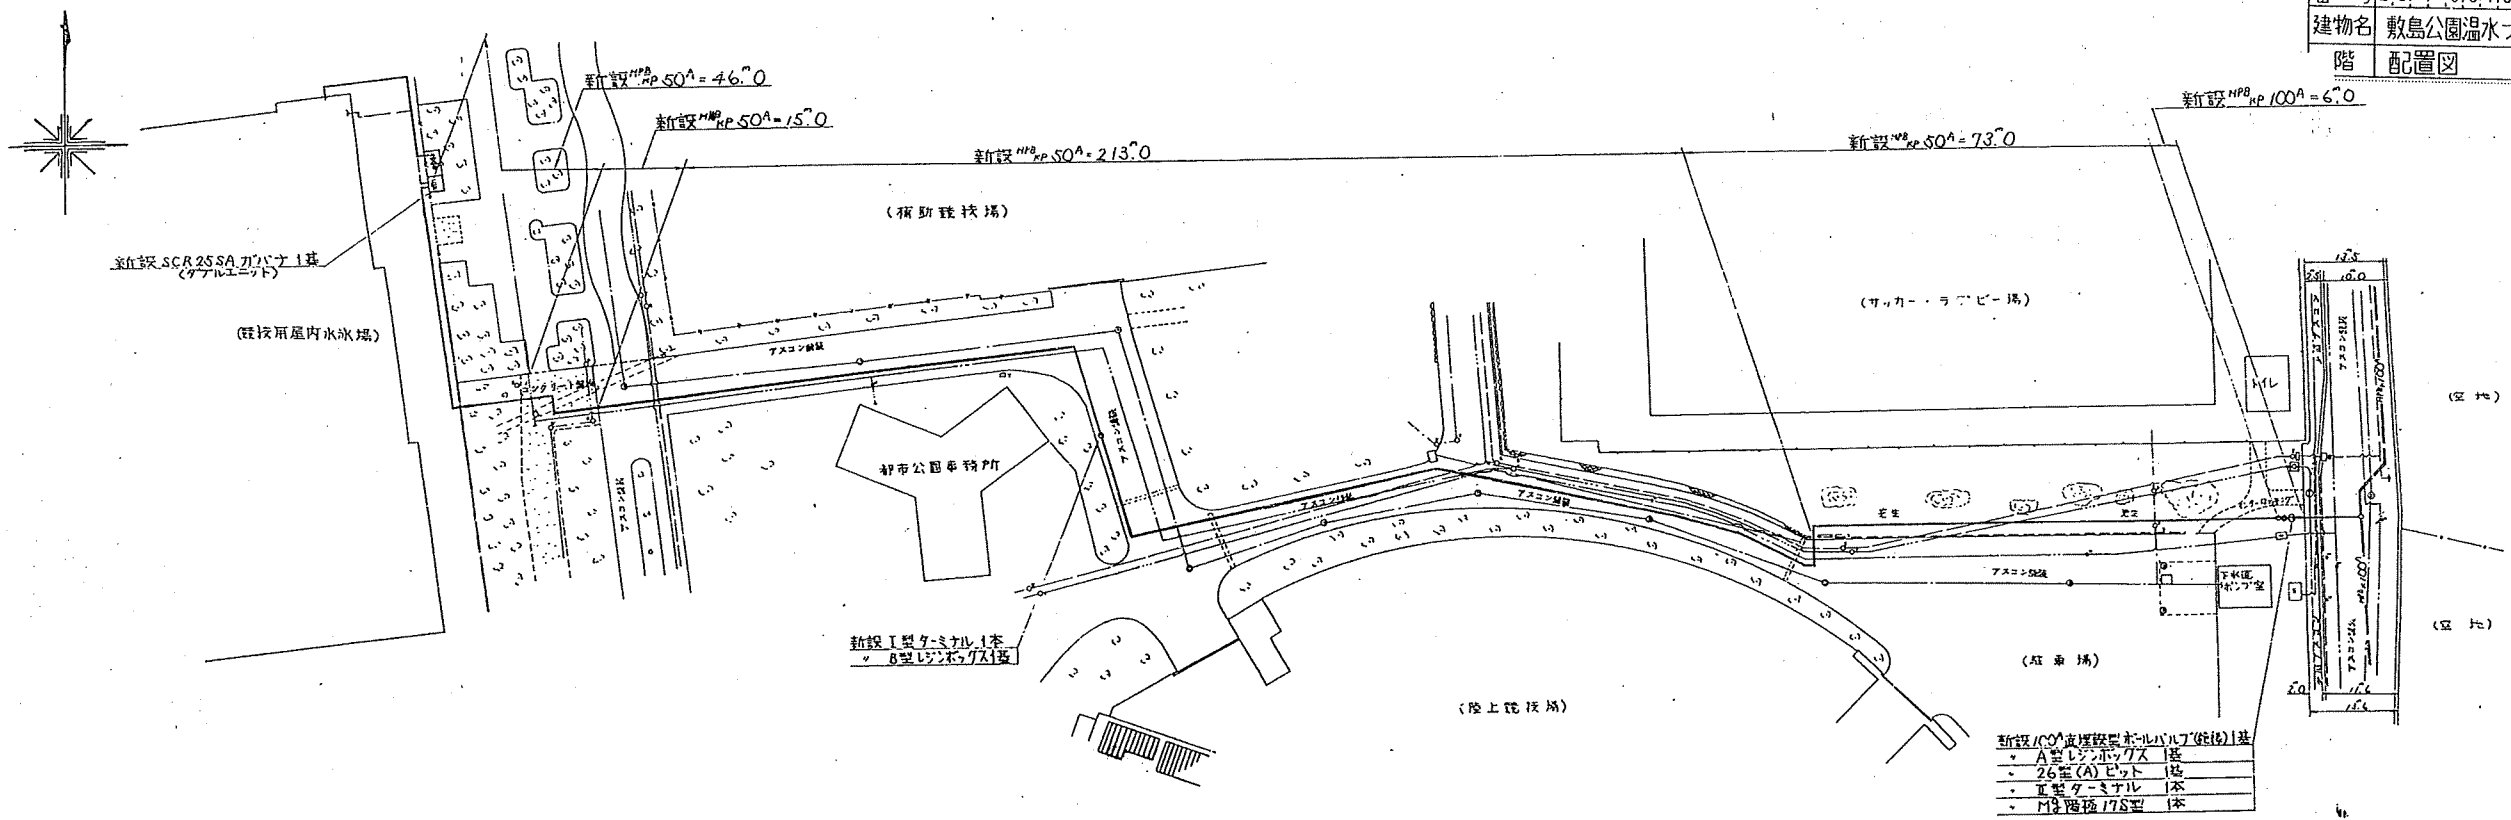


新設100A直埋設置ホタルバルブ(従後)1基
・A型1.5ボルトガス1基
・26番(A)バルブ1基
・直埋ターミナル1本
・M2埋込17S型1本

平面図

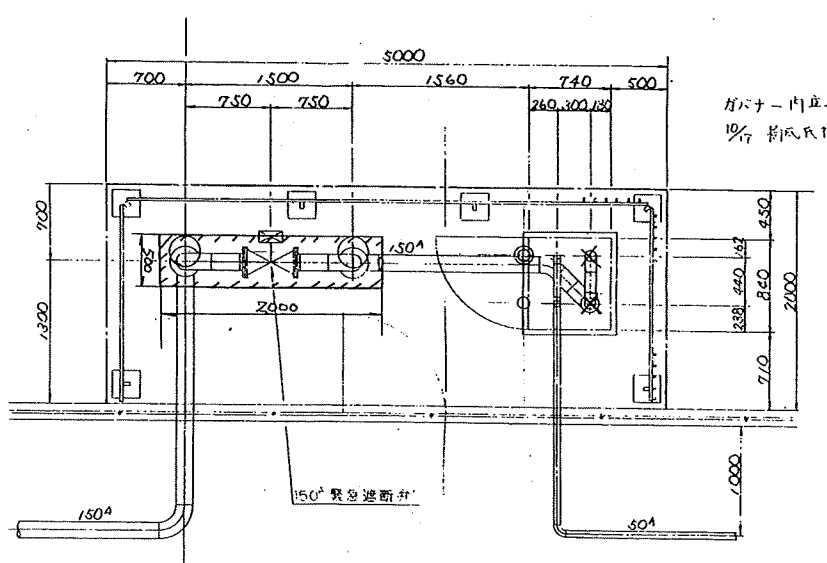

 
ESV取付寸法 150mmにこだわらなくてよい  
立上り・立下り位置は出来るだけ前へ寄せる

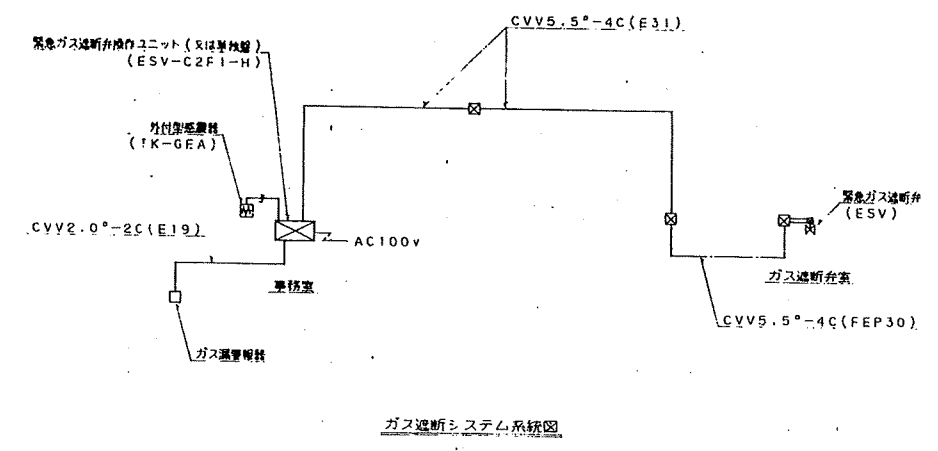


ガス遮断システム系統図

工事番号	ページ	張の



東立敷島公園屋内水泳場(仮称)衛生設備工事 図面内容 給排水・給湯配管設備 ガス配管引込み図(1) 図面番号 P-009	図面番号 P-009
	図面内容 給排水・給湯配管設備 ガス配管引込み図(1) 図面番号 P-009
縮尺 1:500	区分 衛生設備

 

図面	大図番号	枚数
番号	2:01:13:37:0:9	13
建物名	敷島公園温水プール	
階	外構図	縮尺 1/400

 

真北方向測定方法  
 測定者 (株) 豊知建設士会  
 測定日 H07.01.31 P.M 3:40  
 56度25分 139度03分

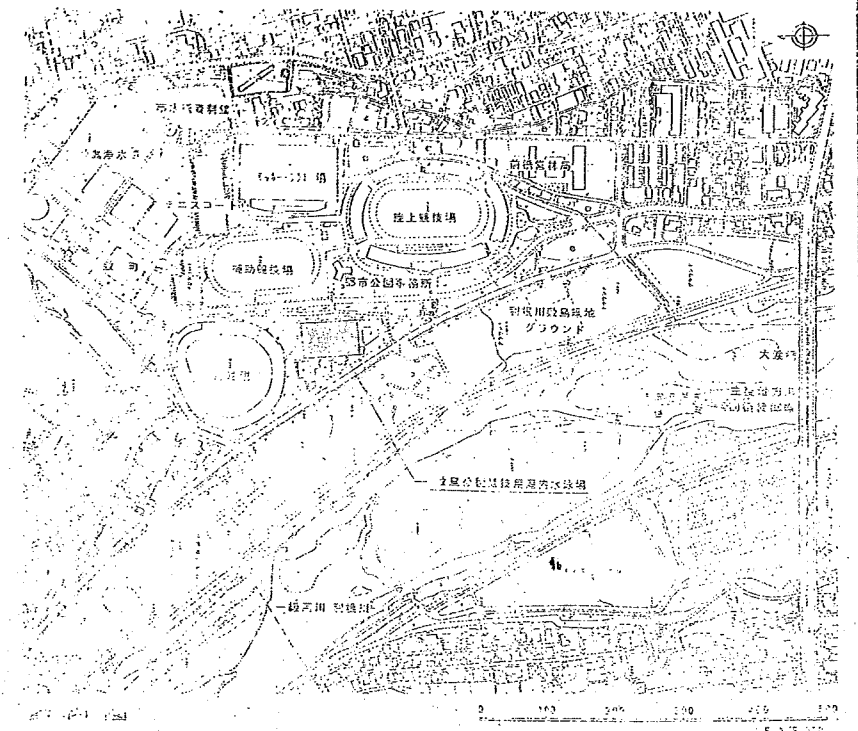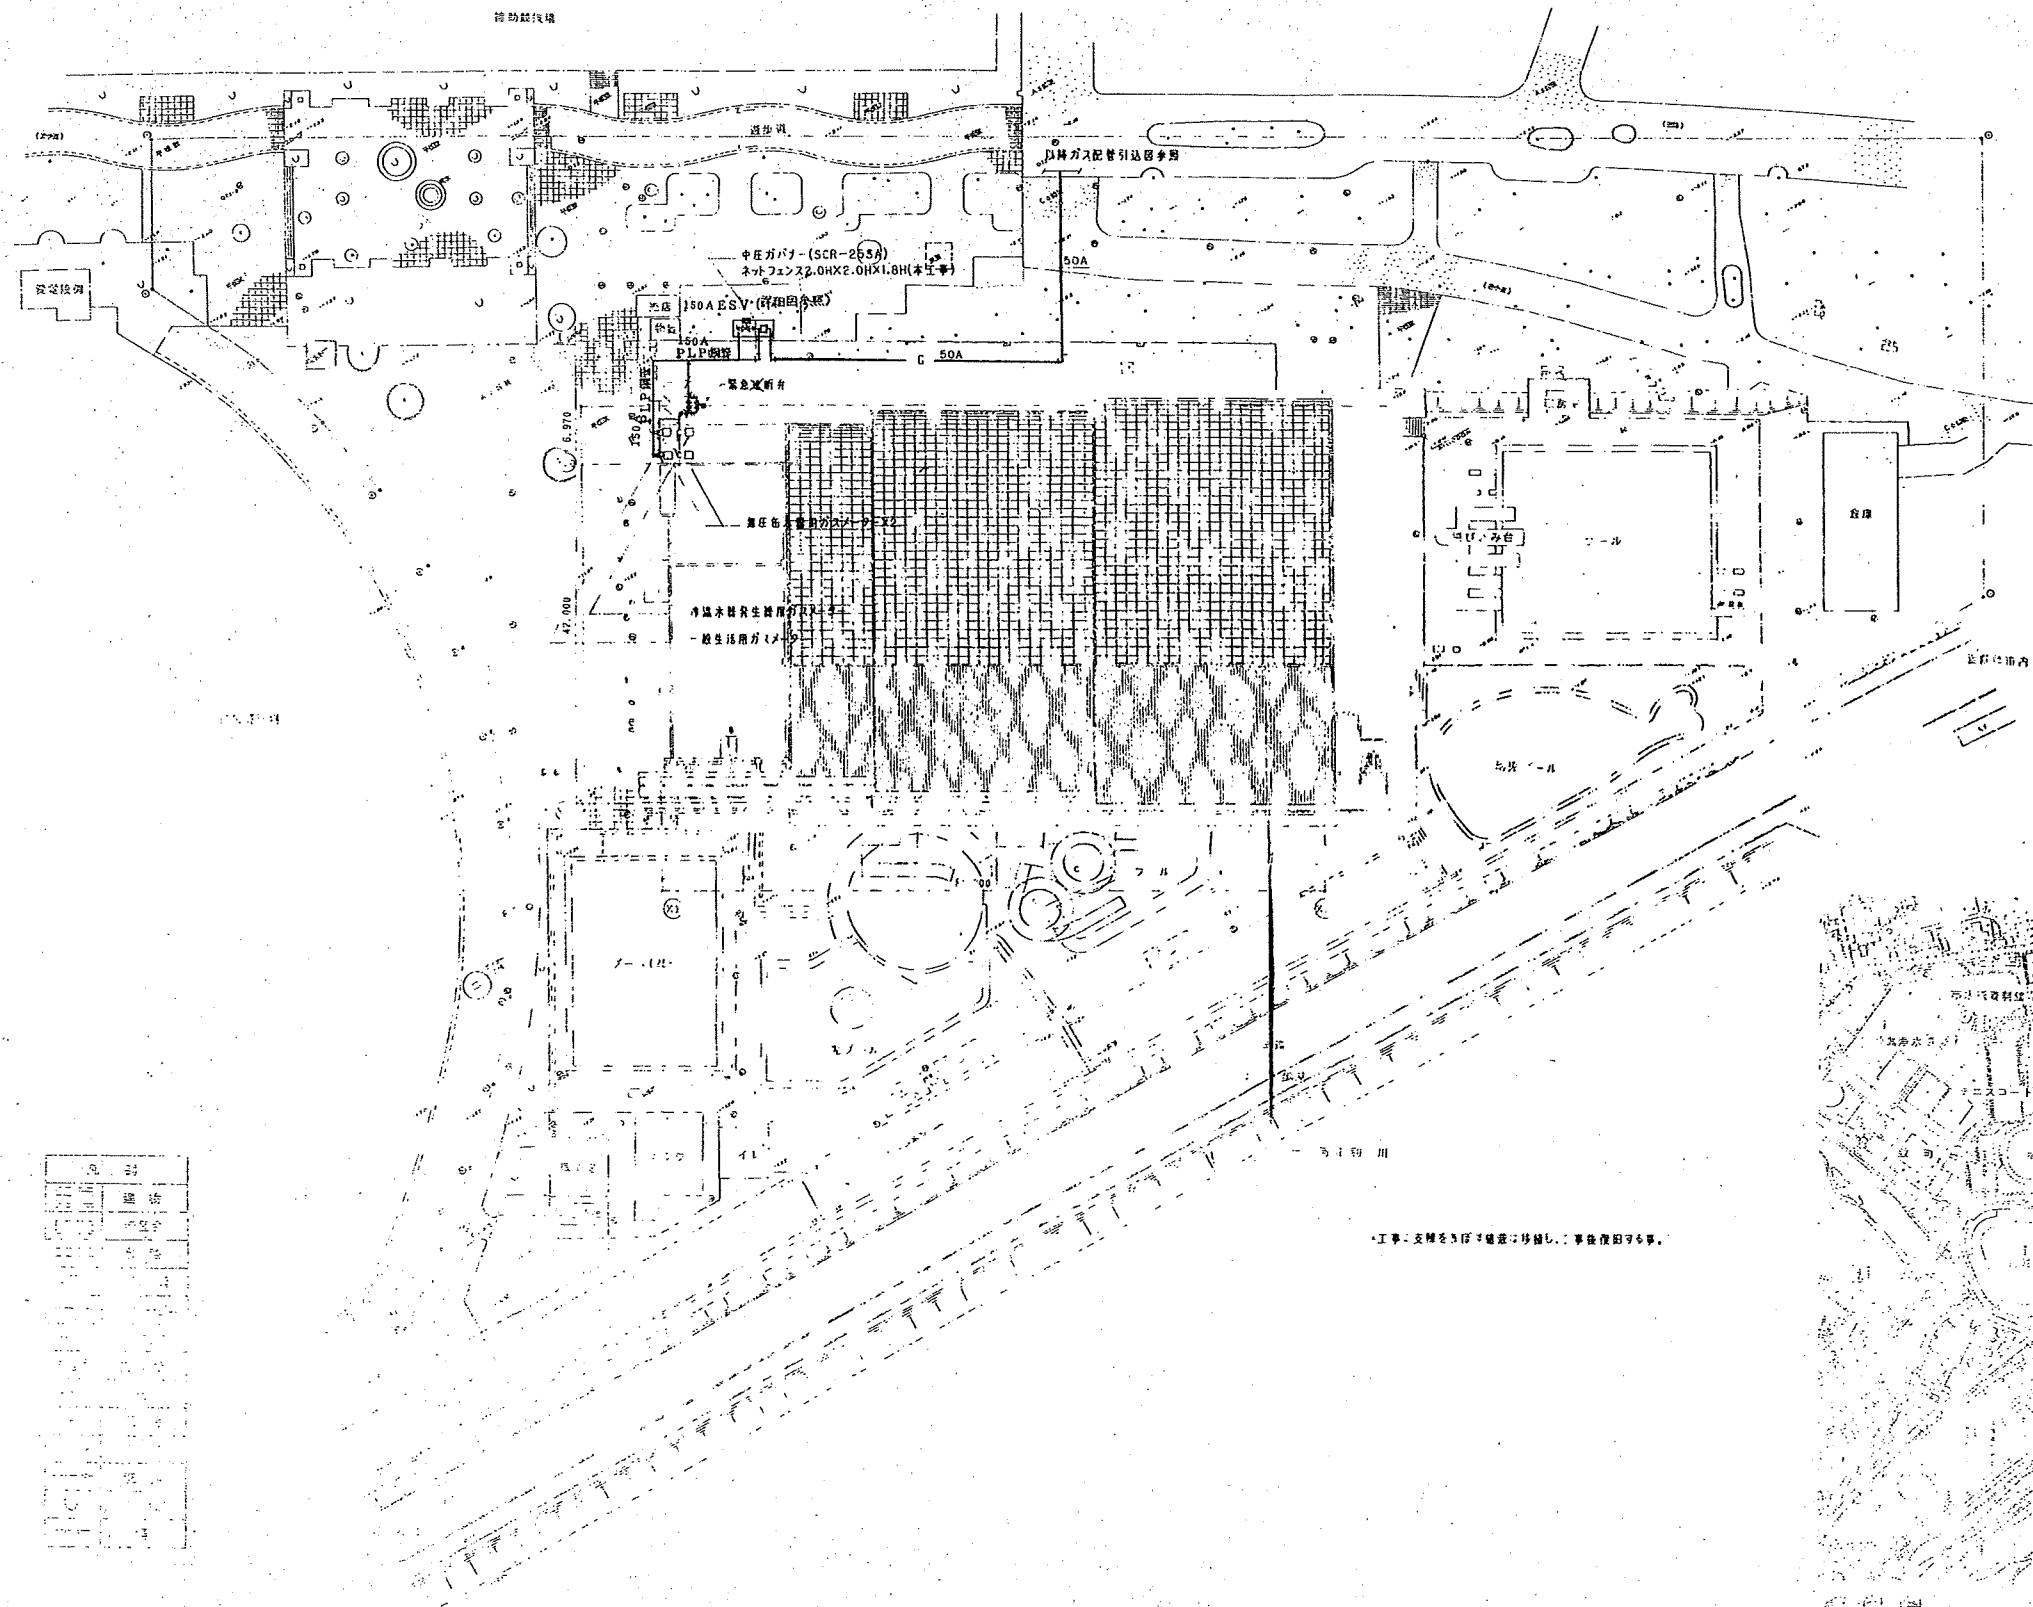

記号	説明
(Symbol)	(Description)
(Symbol)	(Description)
工事・交戦を以て破産し、事後復旧する事。

一級建築士 柴田寛二  
 事務所 (株) 豊知建設

県立 敷島公園屋内水泳場(仮称)衛生設備工事

給排水・給湯配管設備 外配管引込み図 (2)  
 1:400

P-010  
 衛生設備