

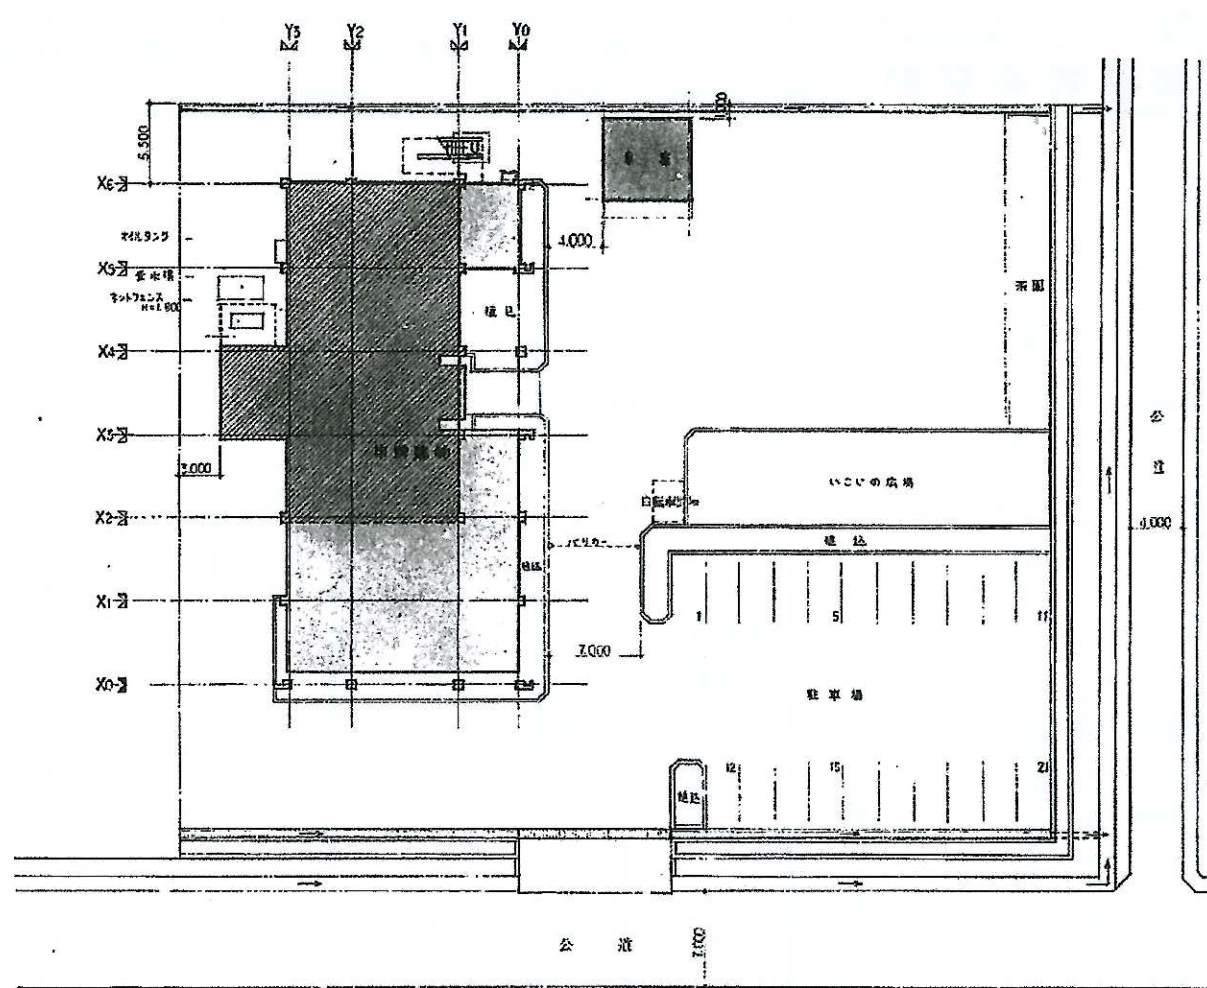


令和8年度こころの健康センター吸収式冷温水機更新工事

図面番号	図面名称	図面番号	図面名称
M-01	特記仕様書1	M-08	2階・給排水衛生設備図
M-02	特記仕様書2	M-09	冷暖房設備系統図
M-03	配置図 案内図 面積表	M-10	2階冷暖房設備図
M-04	1階平面図	M-11	機械室詳細図
M-05	2階平面図		
M-06	屋根伏図		
M-07	給排水衛生設備系統図		

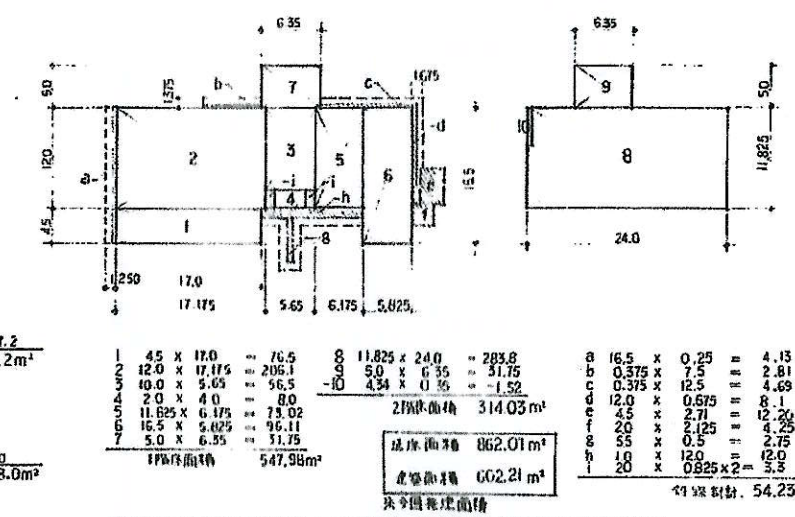

$5.0 \times 6.2 = 31.2$
 車庫跡面積 31.2m²
 $4.0 \times 2.0 = 8.0$
 自転車置き場跡面積 8.0m²

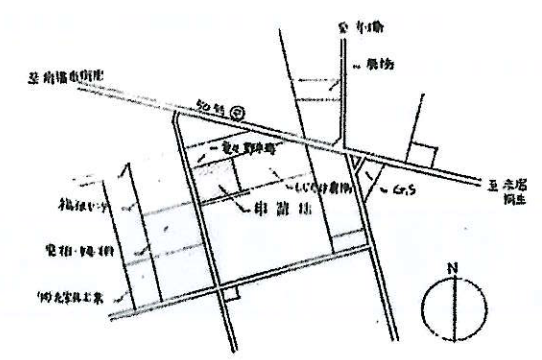

1	4.5 x 17.0	= 76.5	8	11.825 x 24.0	= 283.8	a	16.5 x 0.25	= 4.13
2	12.0 x 17.175	= 206.1	9	5.0 x 6.35	= 31.75	b	0.375 x 7.5	= 2.81
3	40.0 x 5.65	= 226.0	10	4.34 x 0.36	= 1.52	c	0.375 x 12.5	= 4.69
4	2.0 x 4.0	= 8.0	2階床面積 314.03m ²		d	12.0 x 0.675	= 8.1	
5	11.825 x 6.175	= 73.02	延床面積 862.01m ²		e	4.5 x 2.71	= 12.20	
6	16.5 x 5.025	= 82.91	延床面積 602.21m ²		f	2.0 x 2.125	= 4.25	
7	5.0 x 6.35	= 31.75	延床面積 602.21m ²		g	5.5 x 0.5	= 2.75	
1階床面積 547.98m ²			延床面積 602.21m ²		h	1.0 x 12.0	= 12.0	
			延床面積 602.21m ²		i	0.825 x 2.0	= 1.65	
			延床面積 602.21m ²		計 54.23			


申請地	前橋市野中町368
用途地域	都市計画区域外 雑種用途 市街化調整区域
防火・準防火の有無	無
敷地面積	3,454.00 m ²
建築面積	617.41 m ²
床面積	907.21 m ²
建ぺい率	18.74 %
容積率	26.31 %

配置図 1:300

工事件名	群馬県精神衛生センター建設工事	図面名称	配内面積	縮尺	1:300	設計年月日	60.2.	訂正年月日		福島建築設計事務所	1級建築士事務所 登録47号 1級建築士 第30465号 多賀谷 正一	原案	担当	図面番号	005
------	-----------------	------	------	----	-------	-------	-------	-------	--	-----------	---	----	----	------	-----




設計年月日	2026.5	訂正年月日		PM	JO	作図	検図・照査	群馬県こころの健康センター	工事名	令和8年度こころの健康センター吸収式冷温水機更新工事	図面番号	M
								群馬県こころの健康センター	配置図 案内図 面積表		03	



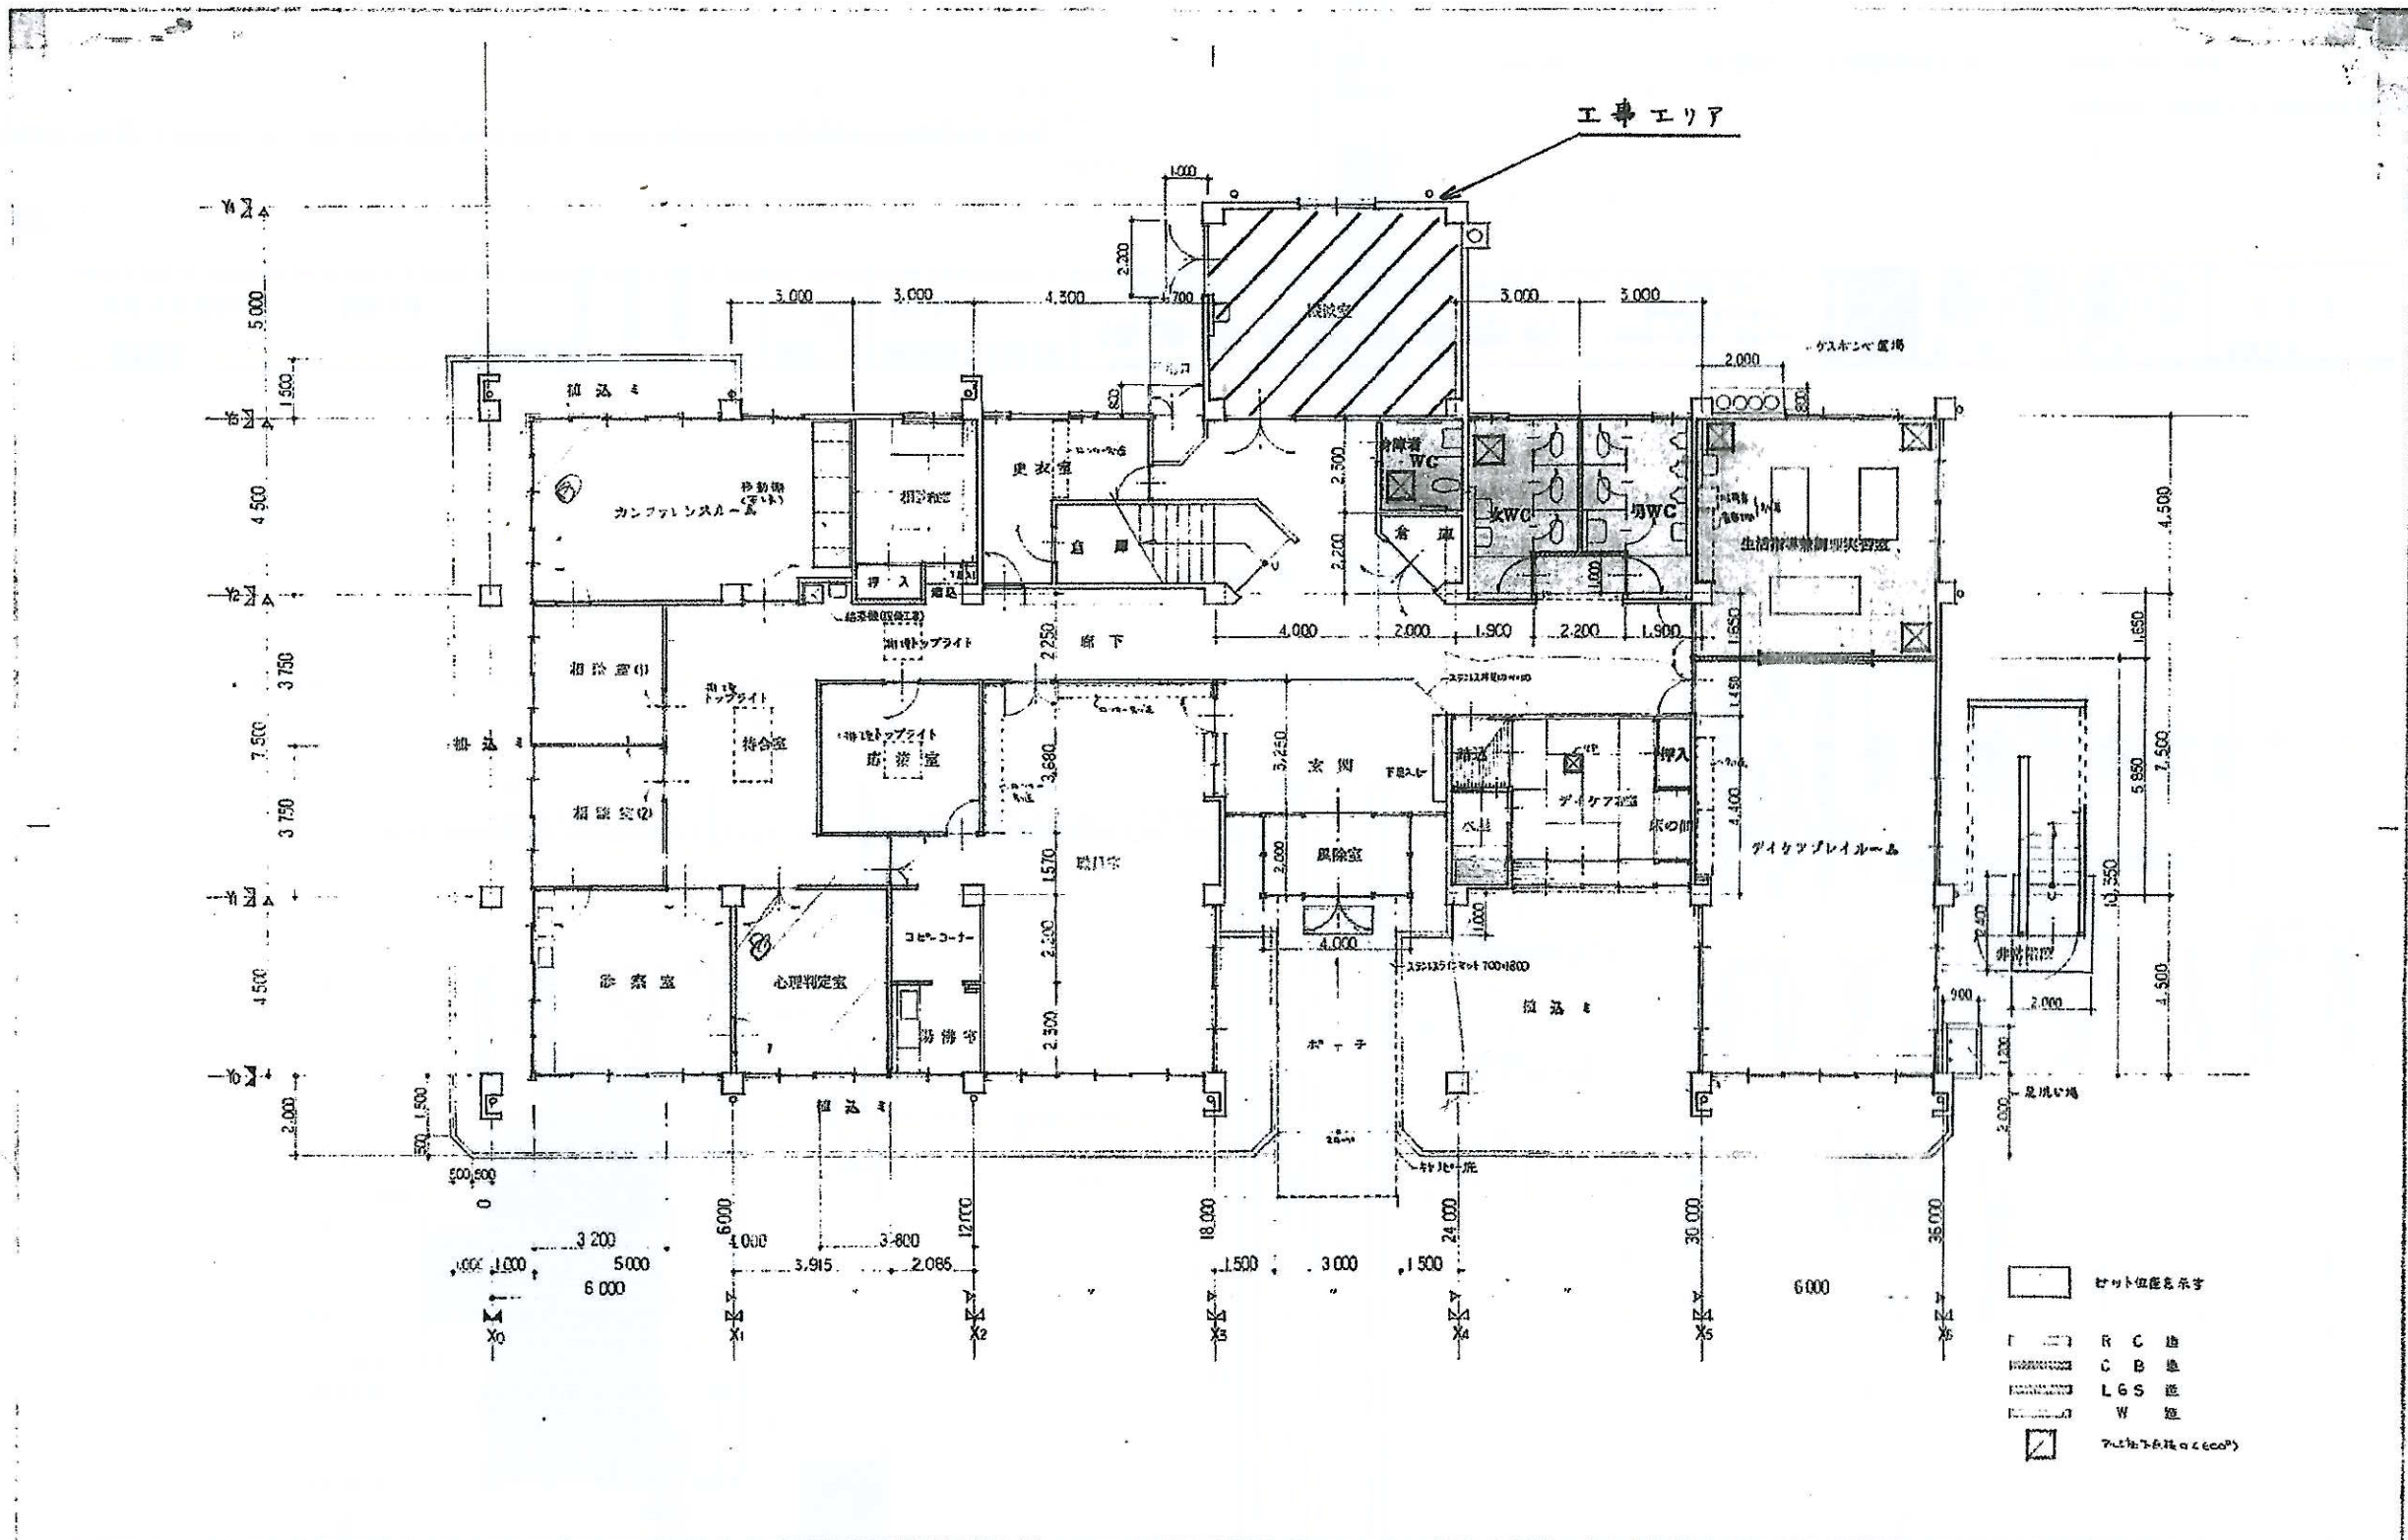


工事件名	図面名称	縮尺	設計年月日	訂正年月日	福島建築設計事務所 1級建築士事務所 登録47号 1級建築士 第30465号 多賀谷 正一 群馬県前橋市日吉町1丁目2-9 TEL(0272)31-3060代表	照査 	担当 	図面番号 007
群馬県精神衛生センター建設工事	1階平面図	1:100	60.2.					


	設計年月日	訂正年月日	群馬県こころの健康センター	工事名	図面番号 M
	2026.5			令和8年度こころの健康センター吸引式冷温水機更新工事	
	PM JC	作図	検図・照査		04

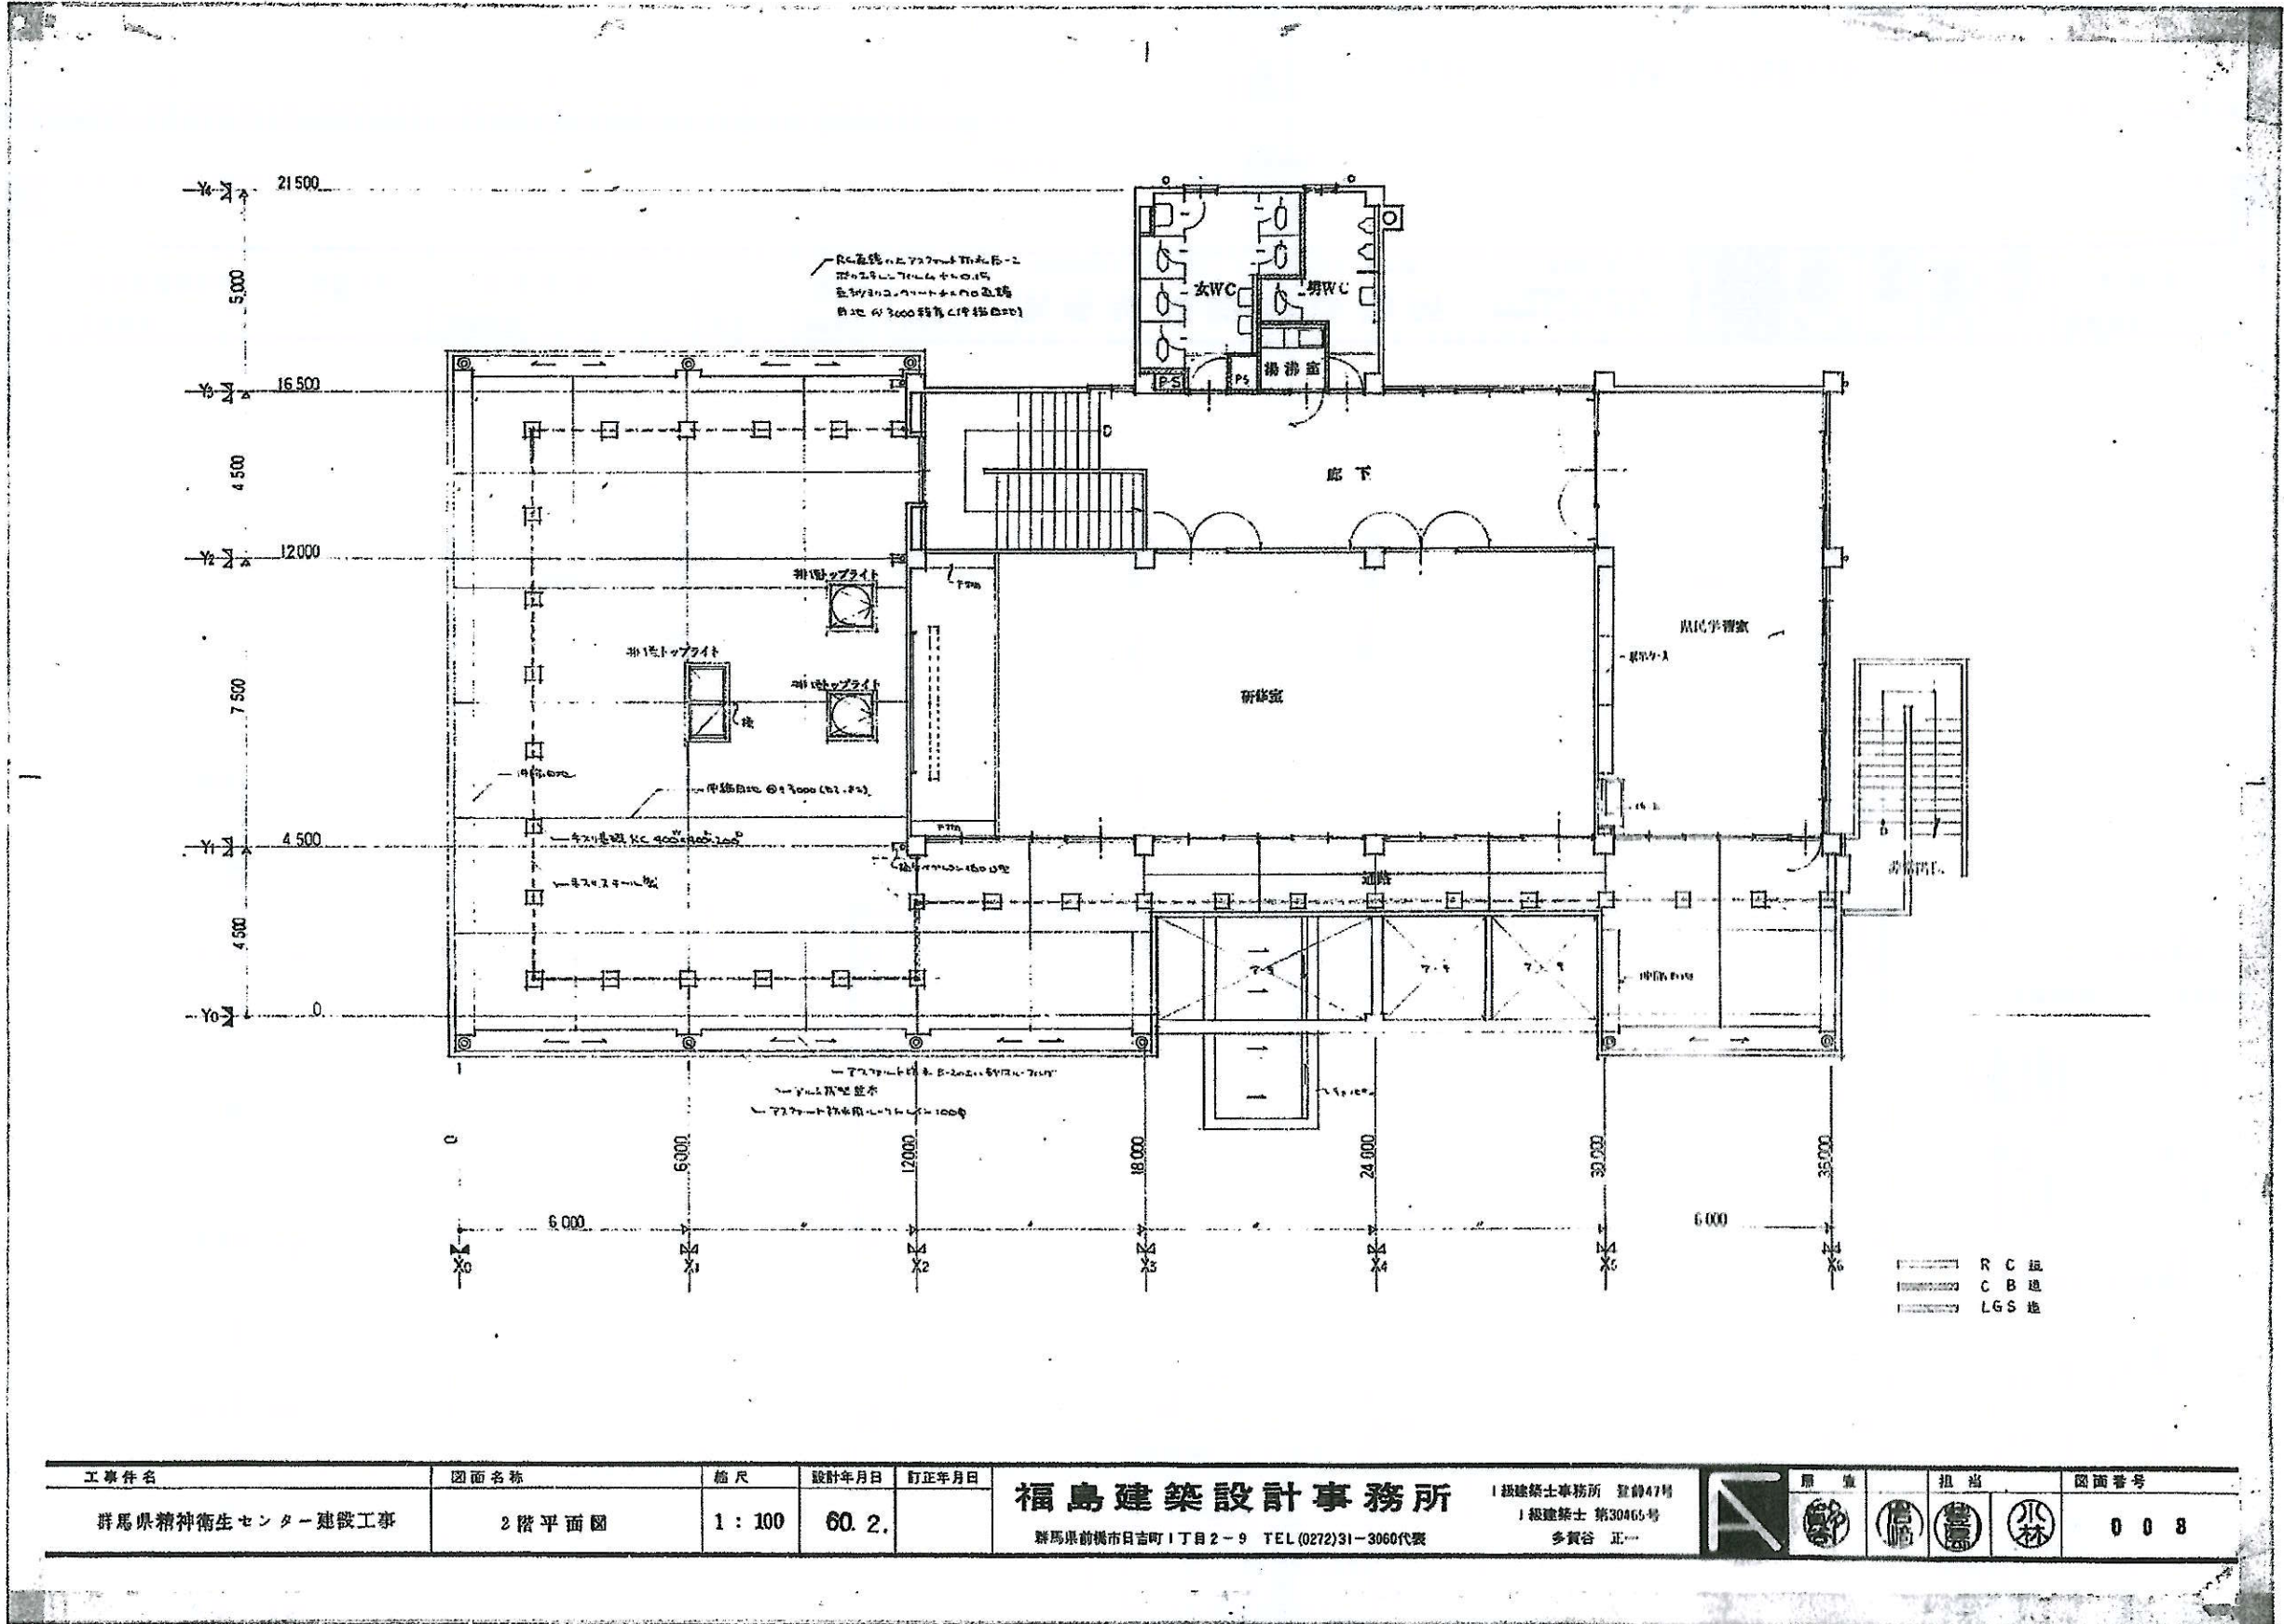

設計年月日 2026.5	訂正年月日	PM JC	作図	検図-照査	群馬県こころの健康センター	工事名 令和8年度こころの健康センター吸収式冷温水機更新工事 2階平面図	図面番号 M 05
-----------------	-------	-------	----	-------	---------------	--	-----------------

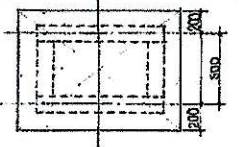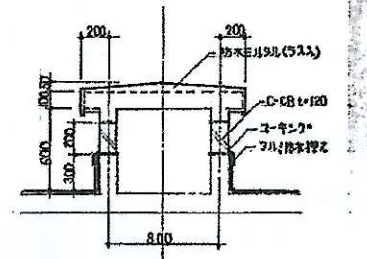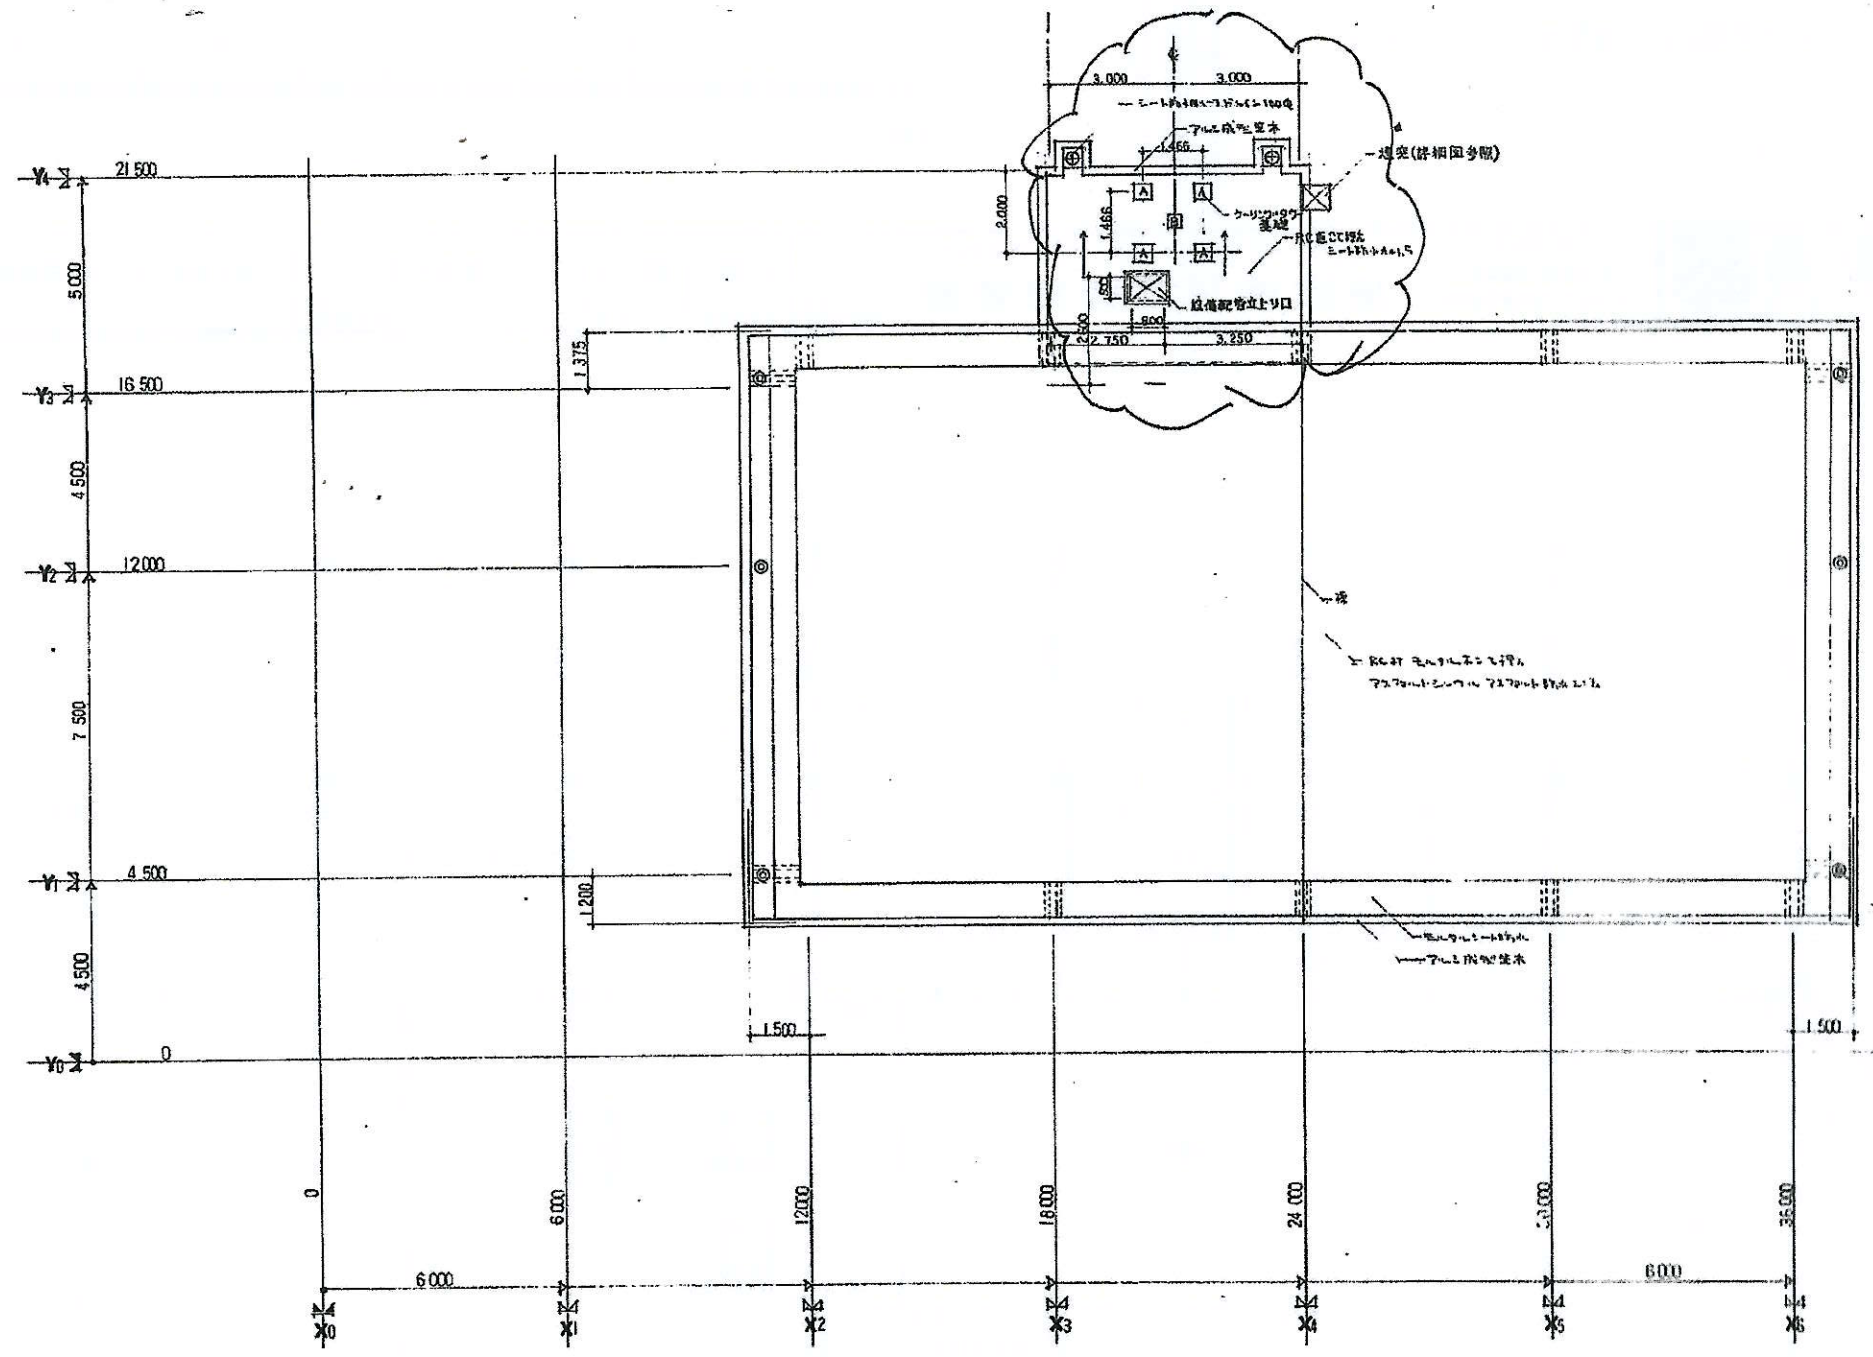

設備配管立上り口詳細図
1:30

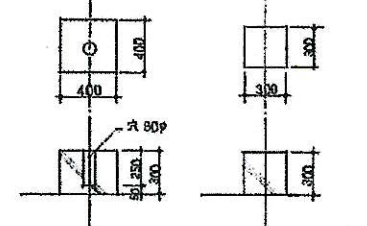


基礎A(4x4M) 基礎B(1x1M)
クーリングタワー基礎詳細図
1:30

工事件名	図面名称	縮尺	設計年月日	訂正年月日	福島建築設計事務所 <small>福島県前橋市日吉町1丁目2-9 TEL.(0272)31-3060代表</small> <small>1級建築士事務所 登録47号 1級建築士 第30465号 多賀谷 正一</small>	原案	担当	図面番号
群馬県精神衛生センター建設工事	屋根伏図		60.2.					009




設計年月日	訂正年月日	群馬県こころの健康センター 令和8年度こころの健康センター吸収式冷温水機更新工事	工事名	図面番号
2026.5			屋根伏図	M 06
PM JC	作図	検図・照査		

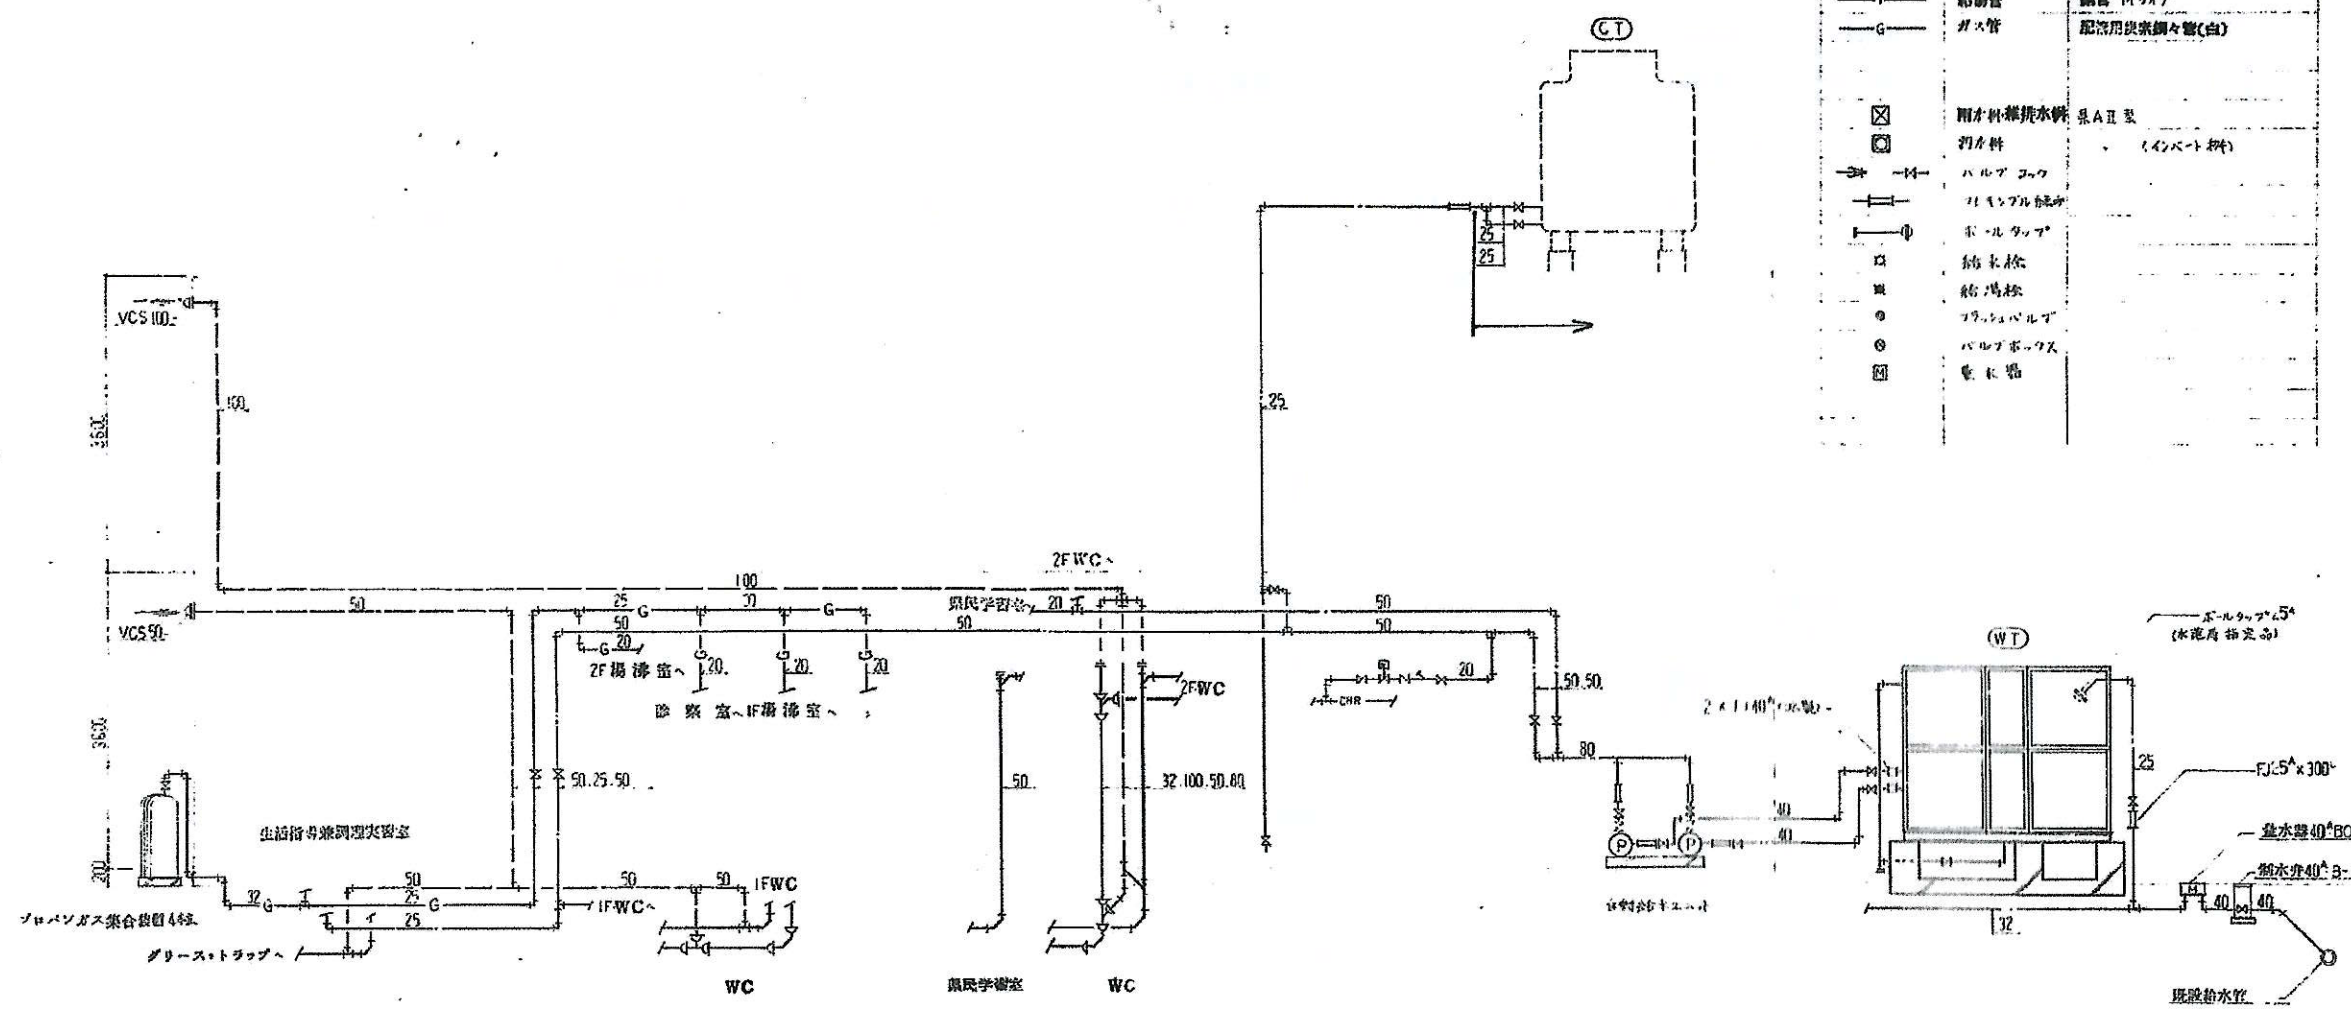

記号	名称	仕様
— (solid line)	給水管 (φ50)	強化ビニールライニング鋼管(黒)
— (dashed line)	給水管 (φ25)	強化ビニールライニング鋼管(黒)
— (line with 'H')	排水管	ビニール管
— (line with 'V')	排水管	排水用ケルメス樹脂塗装鋼管
— (line with 'V')	排水管	強化ビニール管
— (line with 'F')	排水管	銅管
— (line with 'M')	排水管	銅管 (M9)
— (line with 'V')	通気管	排水用ケルメス樹脂塗装鋼管
— (line with 'M')	給湯管	銅管 (M12)
— (line with 'G')	ガス管	配管用炭素鋼管(白)
☒	雨水排水機	品A II 型
☐	雨水貯留槽	(インバート型)
→	バルブ	ボールバルブ
— (line with 'P')	ポンプ	ボールポンプ
— (line with 'C')	結束栓	
— (line with 'M')	給湯栓	
— (line with 'V')	フライングバルブ	
— (line with 'P')	バルブボックス	
— (line with 'P')	電水機	

工事件名	図面名称	縮尺	設計年月日	訂正年月日	福島建築設計事務所 1級建築士事務所 登録47号 1級建築士 第30465号 多賀谷 正一		担当 	図面番号 304
群馬県精神衛生センター建設工事	給排水衛生設備系統図		60.2.					

	設計年月日	訂正年月日	工事名 令和8年度こころの健康センター吸引式温水機更新工事 給排水衛生設備系統図	図面番号 M 07
	2026.5			

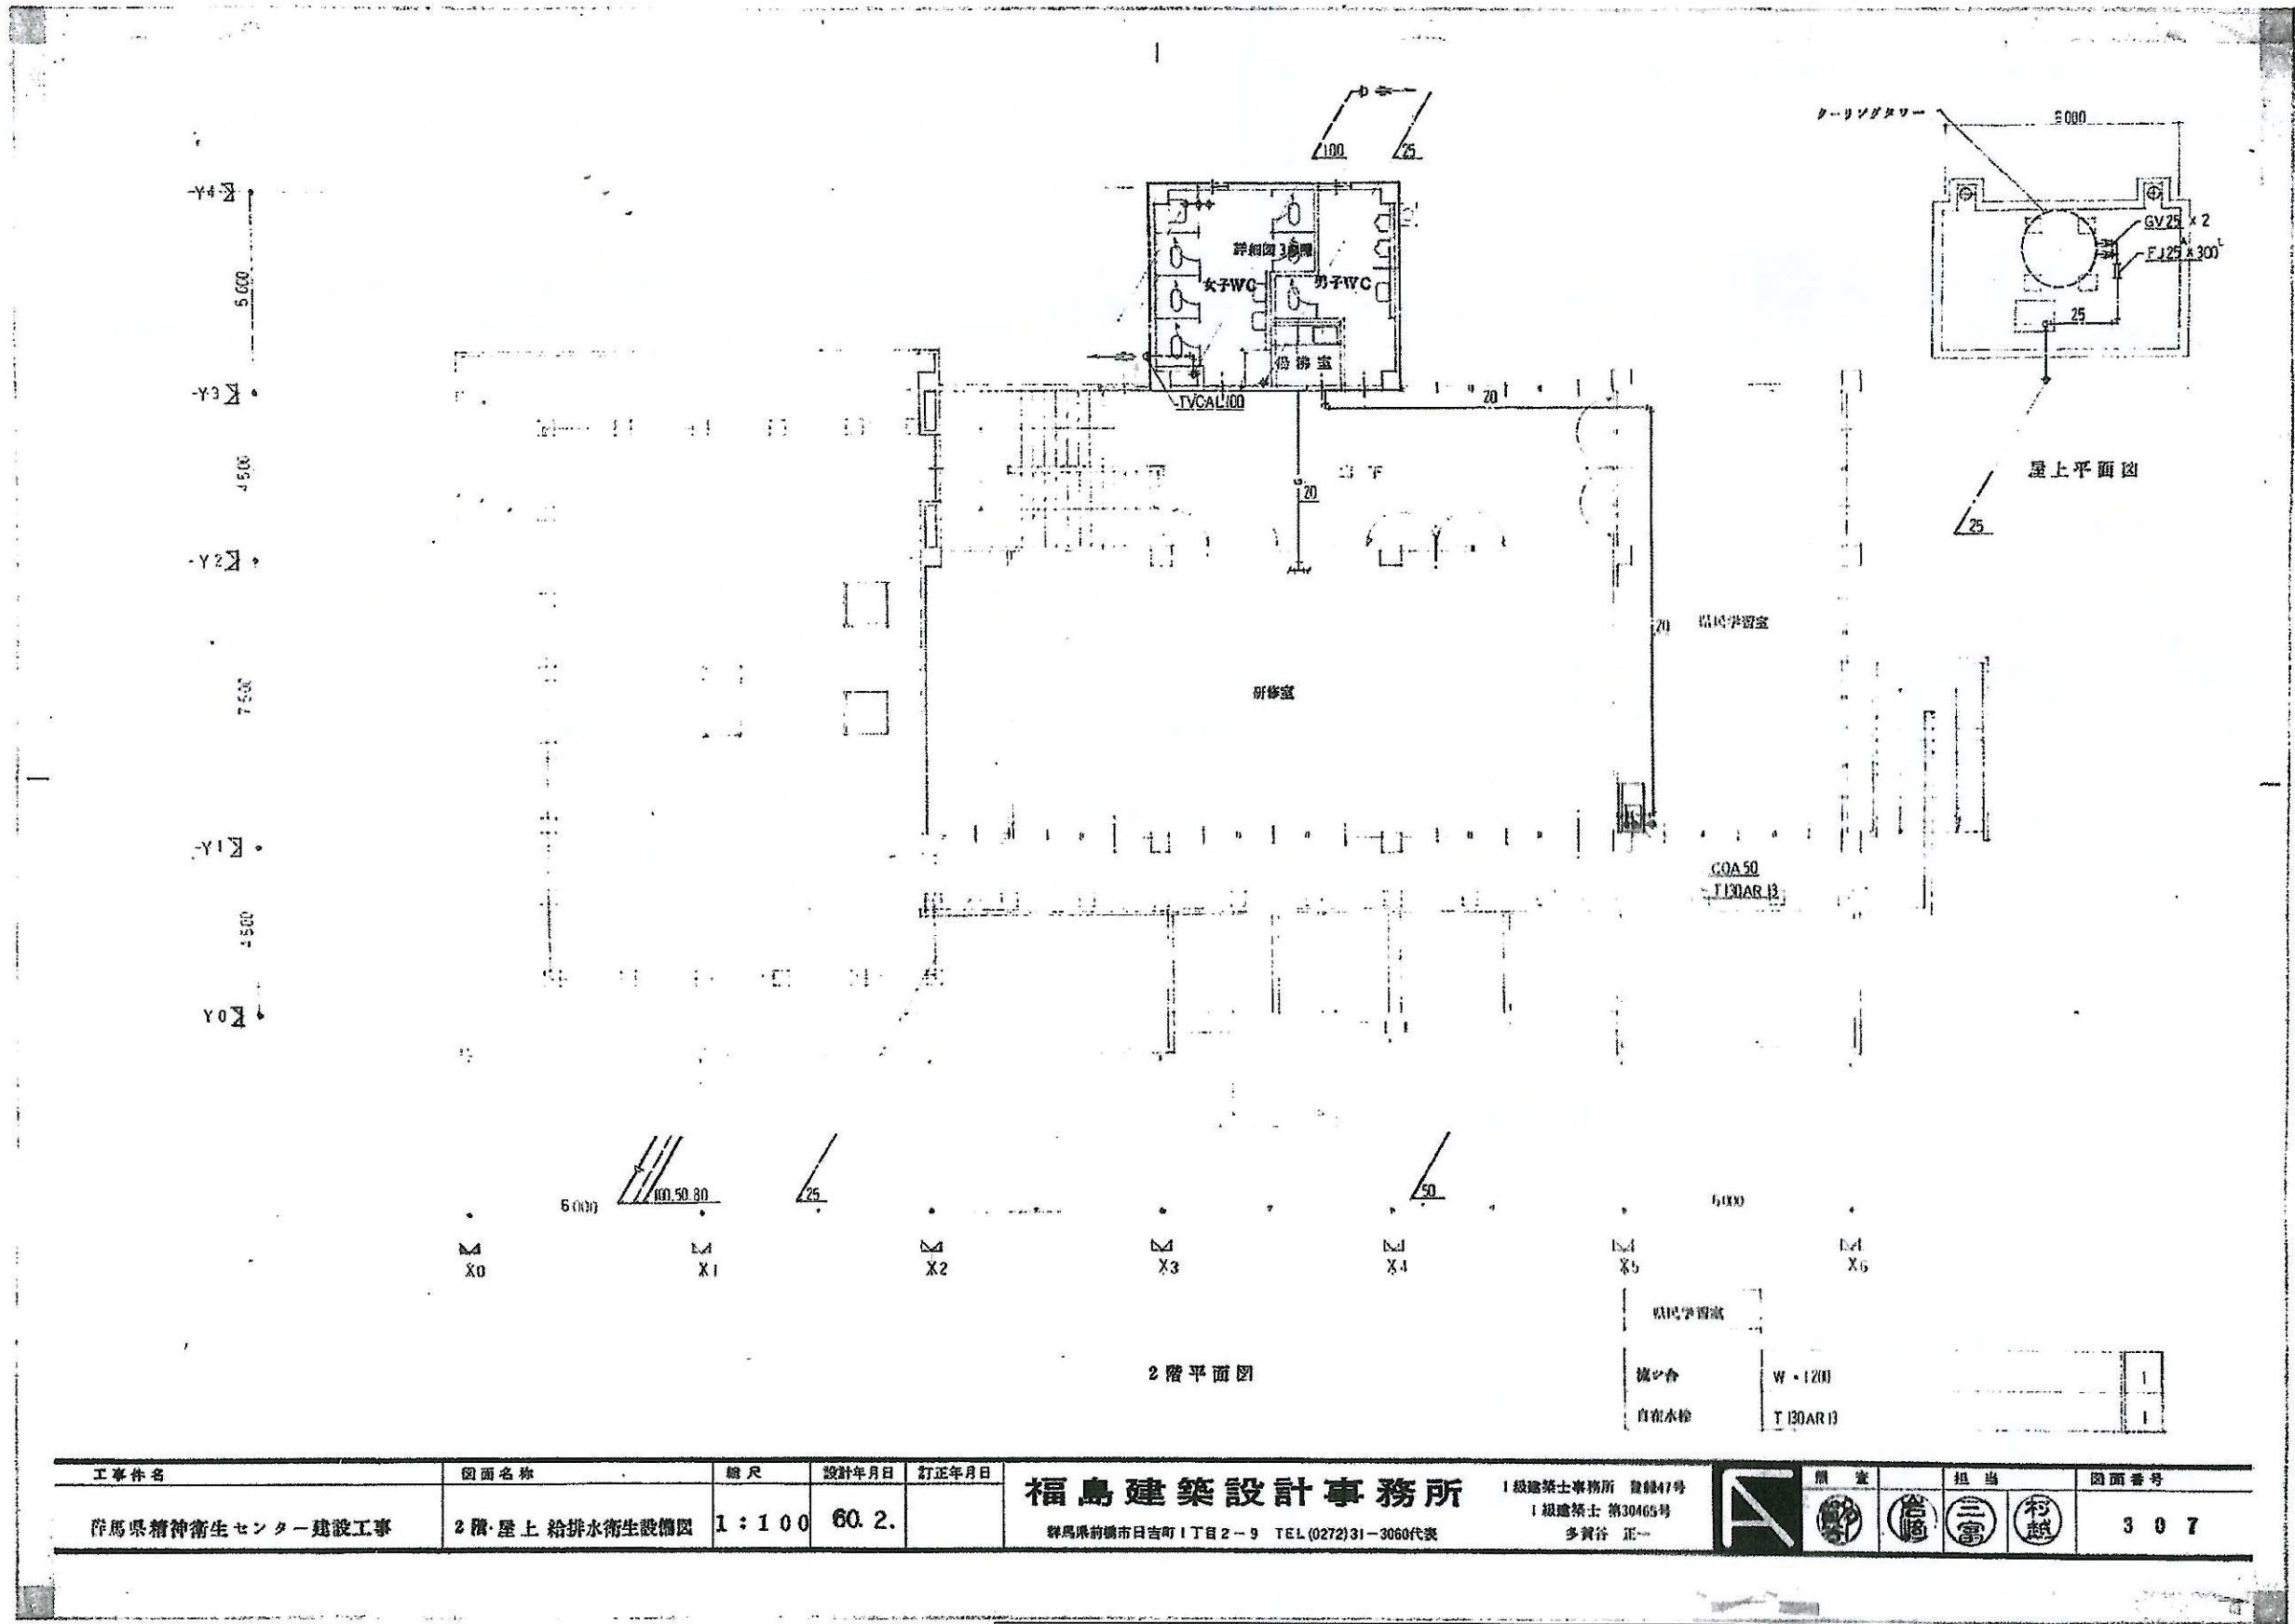


工事名	図面名称	縮尺	設計年月日	訂正年月日	福島建築設計事務所 1級建築士事務所 登録47号 1級建築士 第30465号 多賀谷 正一 群馬県前橋市日吉町1丁目2-9 TEL(0272)31-3060代表	照査 	担当 	図面番号 307
群馬県精神衛生センター建設工事	2階・屋上 給排水衛生設備図	1:100	60.2.					

設計年月日 2026.5 PM JC	訂正年月日 作図 検図・照査	群馬県こころの健康センター	工事名 令和8年度こころの健康センター吸収式冷温水機更新工事	図面番号 M
			2階・給排水衛生設備図	08

記号	名称	仕様
CHS	冷温水管	水道用亜鉛メッキ鋼管
CHR	冷温水管	水道用亜鉛メッキ鋼管
CDS	冷温水管	水道用亜鉛メッキ鋼管
CDR	冷温水管	水道用亜鉛メッキ鋼管
EX	膨張管	水道用亜鉛メッキ鋼管
D	ドレン管	水道用亜鉛メッキ鋼管
OS	油管	配管用炭素鋼管(黒)
OR	油管	配管用炭素鋼管(黒)
OV	油管 通気管	配管用炭素鋼管(黒)
S	油管	配管用炭素鋼管(黒)


記号	名称	仕様
○	バルブ類	
○	バルブ類	
○	圧力計	
○	温度計	
○	自動エア抜き	
○	オイルストレナー	横式
○	換気扇	天井扇
○	換気扇	天井扇
○	換気扇	中間ダクトファン

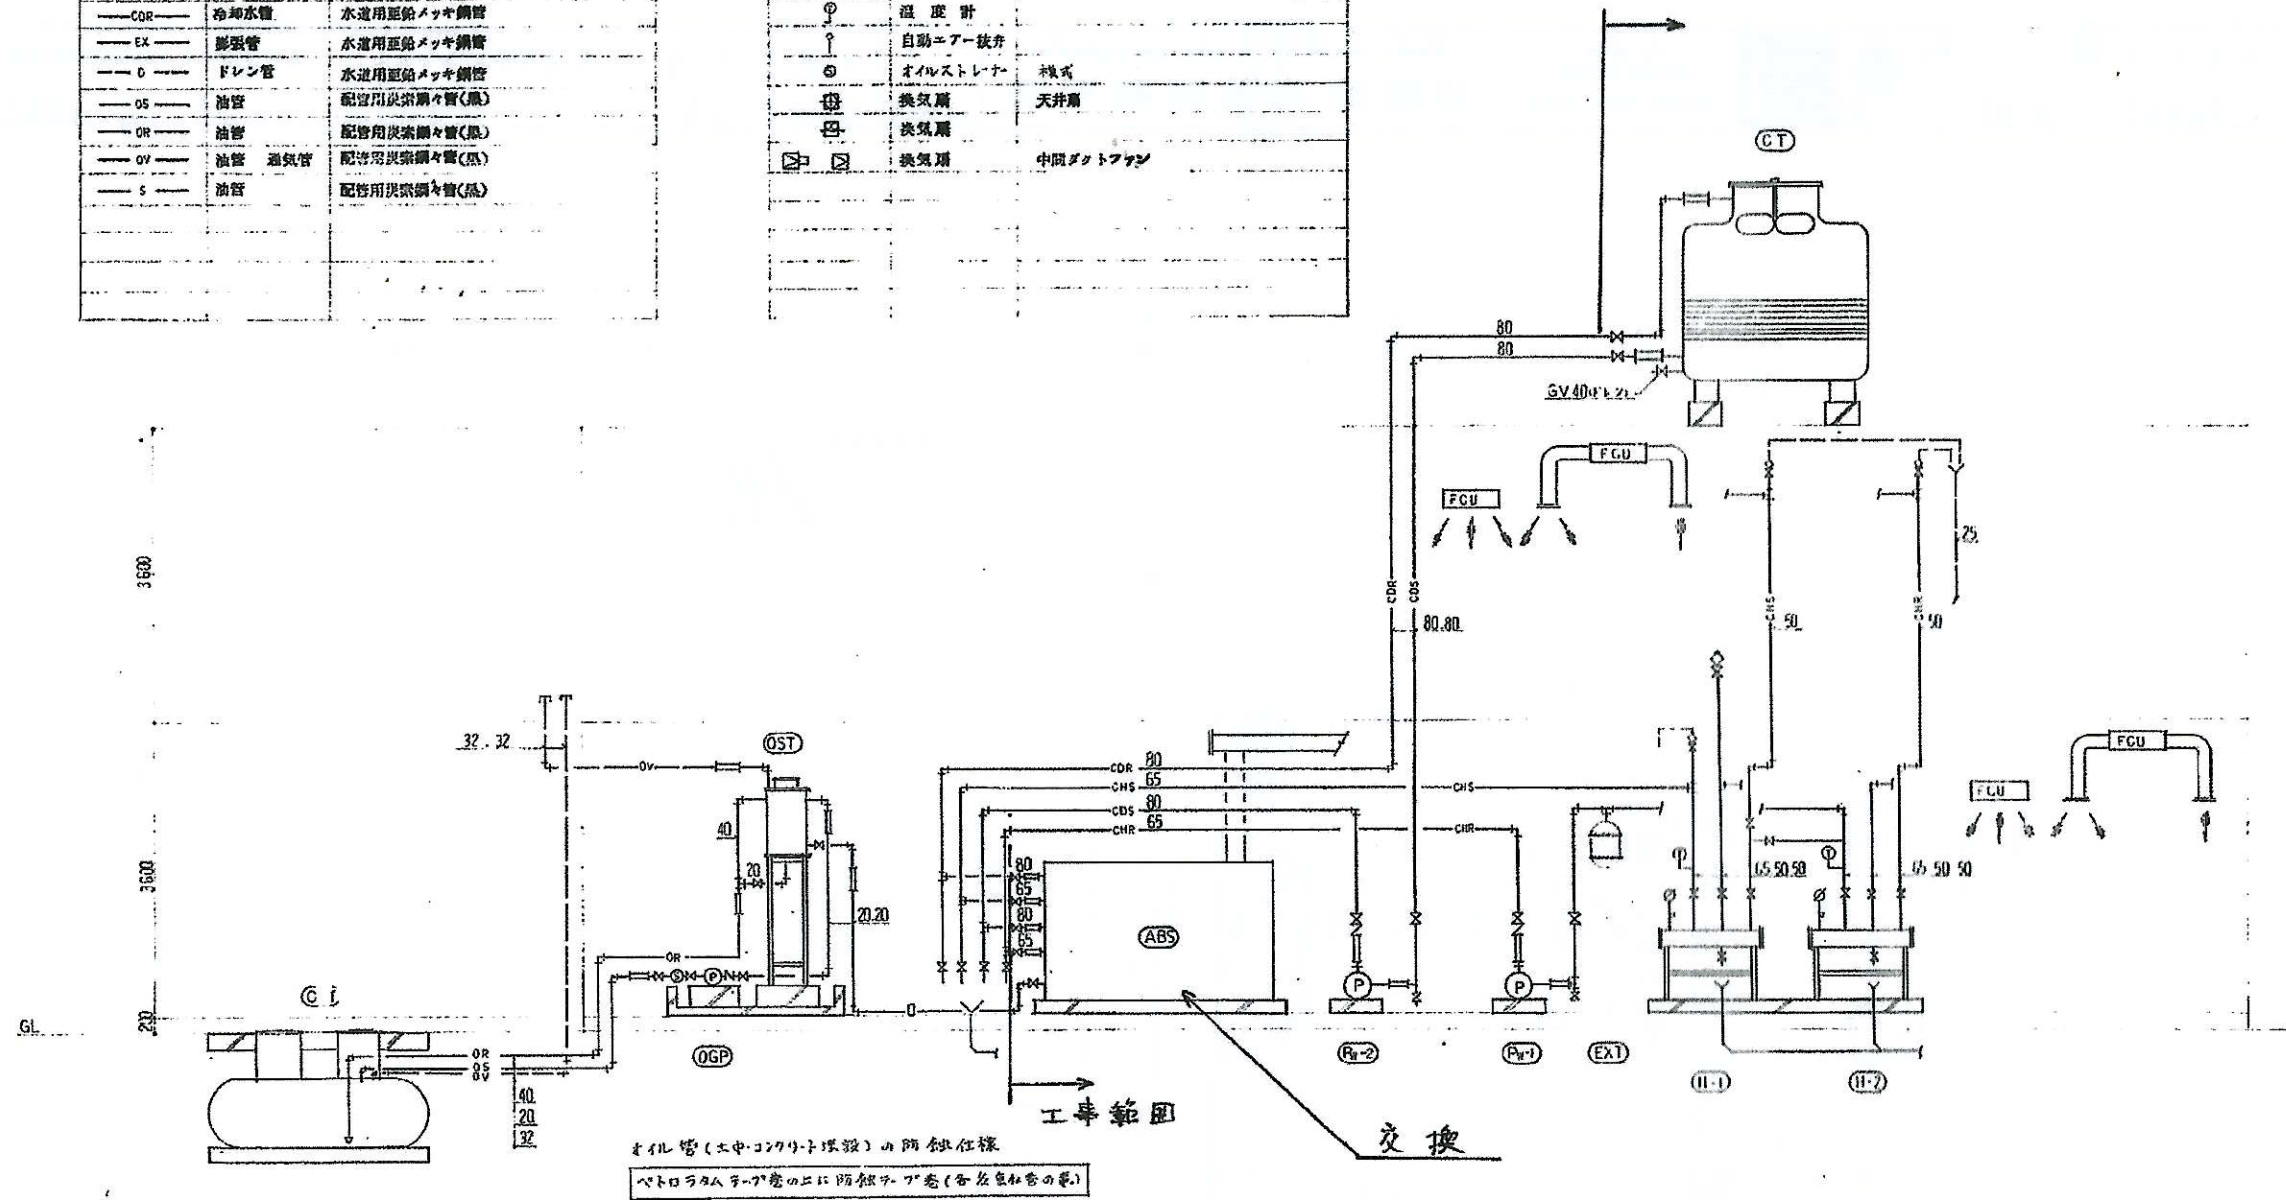

工事件名	図面名称	縮尺	設計年月日	訂正年月日	福島建築設計事務所	1級建築士事務所 登録47号 1級建築士 第30465号 多賀谷 正一	用章	担当	図面番号
群馬県精神衛生センター建設工事	冷暖房設備系統図		60.2.		群馬県前橋市日吉町1丁目2-9 TEL.(0272)31-3060代表				402


設計年月日	訂正年月日	工事名	図面番号
2026.5		令和8年度こころの健康センター吸収式冷温水機更新工事	M
20 PM JC	作図	群馬県こころの健康センター	09
	検図・照査		



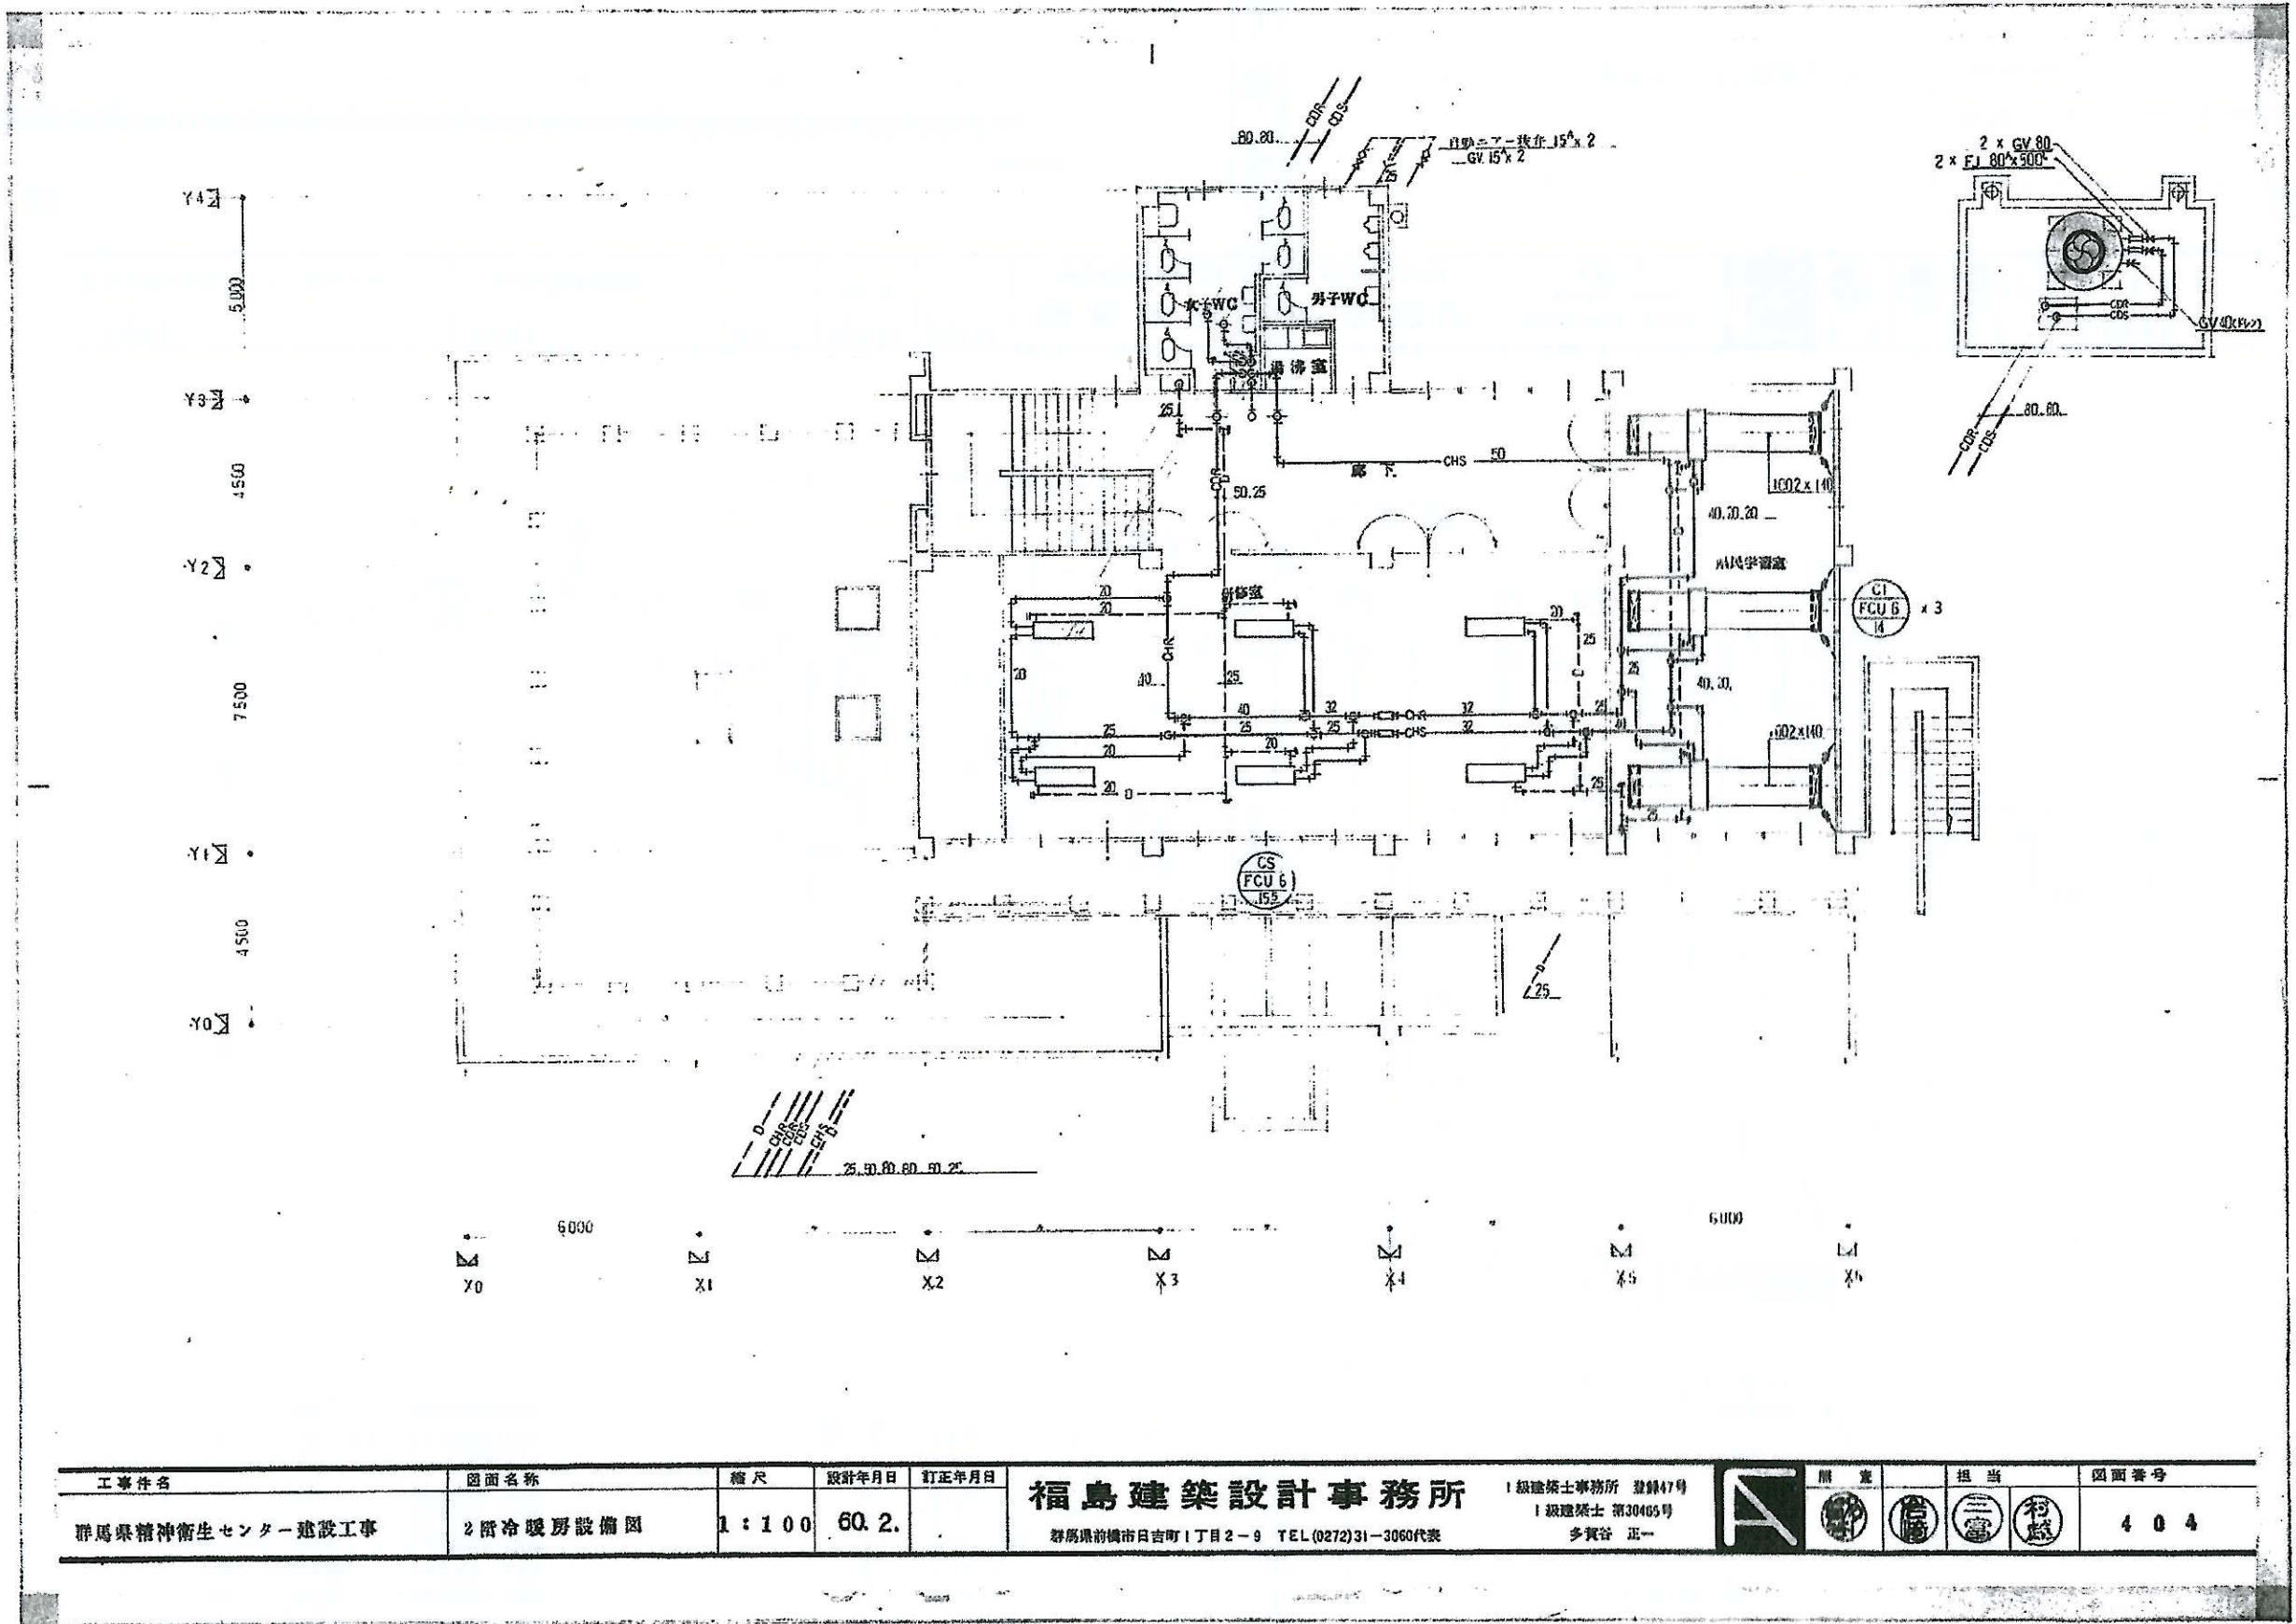

工事件名	図面名称	縮尺	設計年月日	訂正年月日	福島建築設計事務所 1級建築士事務所 登録47号 1級建築士 第30485号 群馬県前橋市日吉町1丁目2-9 TEL.(0272)31-3060代表 多賀谷 正一	原案	担当	図面番号
群馬県精神衛生センター建設工事	2階冷暖房設備図	1:100	60.2.					404

設計年月日	訂正年月日	工事名	図面番号
2026.5		令和8年度こころの健康センター吸収式冷温水機更新工事	M
PM JC	作図	2階冷暖房設備図	
	検図・照査	群馬県こころの健康センター	10

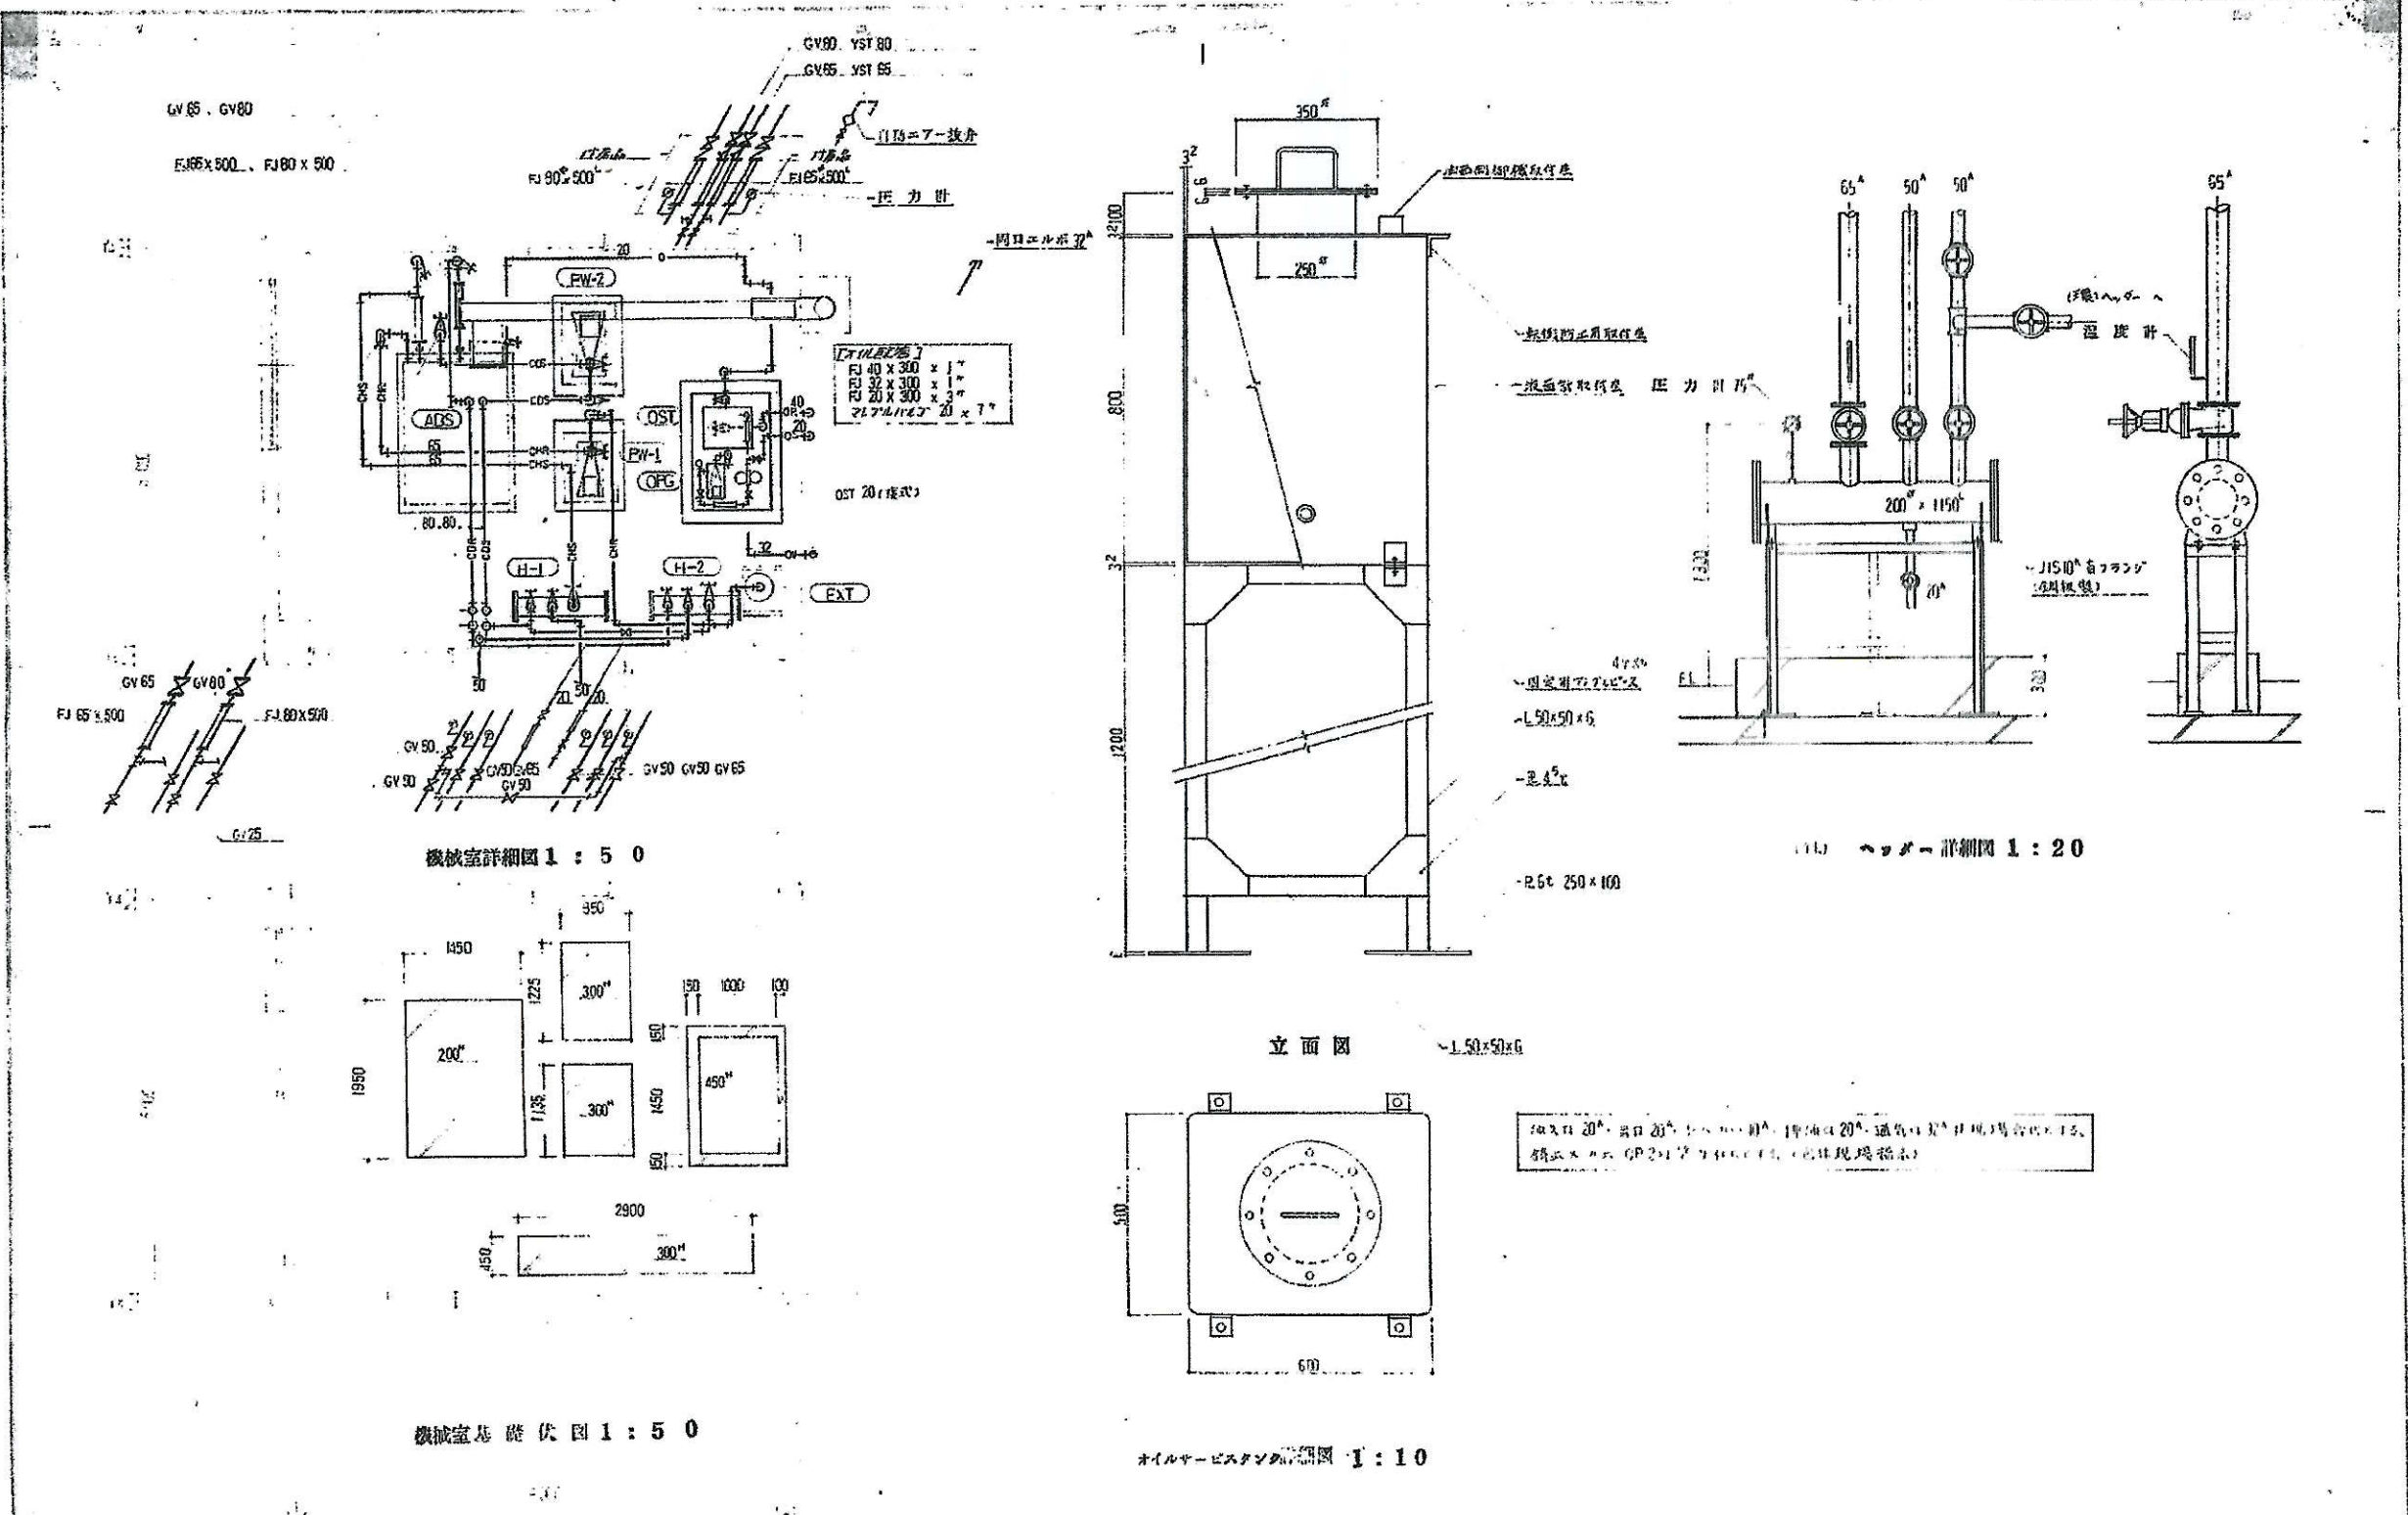

工事件名	図面名称	縮尺	設計年月日	訂正年月日	福島建築設計事務所 1級建築士事務所 登録47号 1級建築士 第30465号 多賀谷 正一		担当	図面番号
群馬県精神衛生センター建設工事	機械室詳細図	1:50	60.2.				405	
	オイルセパレーター 詳細図	1:10						
	ヘッド	1:20						

	設計年月日	訂正年月日	群馬県こころの健康センター	工事名	令和8年度こころの健康センター吸収式冷温水機更新工事 機械室詳細図	図面番号 M 11
	2026.5 PM JC	作図		検図・照査		